


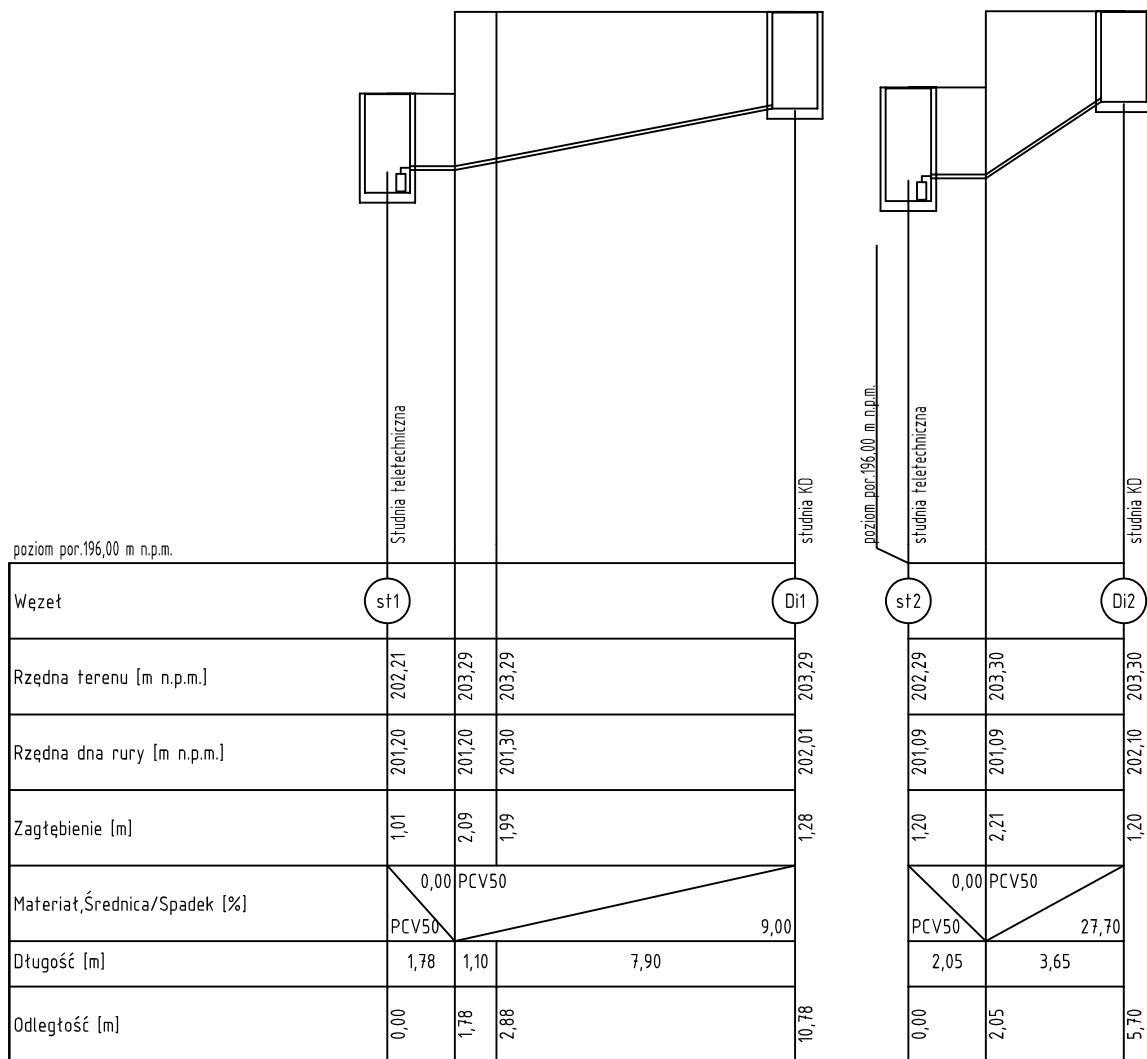

Oblekt: NADBUDOWA I ROZBUDOWA BUDYNKU S-1 NA TERENIE AGH W KRAKOWIE dz. nr 19/47 obr. 12 Krowodrza, ul. W. Reymonta 13a, Kraków					
	S. P. Z O. O. UL. WIELOPOLE 18B 31-072 KRAKÓW NIP: 6762574406 E-MAIL: ARP.BIURO@GMAIL.COM TEL.: (12) 422 55 70				
Inwestor: Akademia Górniczo-Hutnicza Im. Stanisława Staszica w Krakowie Al. Mickiewicza 30, 30-059 Kraków	Projektant generalny	dr inż. arch. M. MANECKI	MPOIA/036/2009	Architektura	Stadium: PROJEKT WYKONAWCZY
	Projektant	mgr inż. S. GUBAŁA	MAP/0229/POOS/13	Sanitarna	
	Współpraca projektowa	mgr inż. M. KUSIAK	MAP/0476/PWBS/19	Sanitarna	Treść rysunku: PROFIL odwodnienia studni teletechnicznych
Data: CZERWIEC 2022	Sprawdzający	mgr inż. M. PASIAK	MAP/0247/POOS/13	Sanitarna	Skala: 1:100/200
				Nr rysunku:	S-KDt-1