


C-4

ZADANIE II

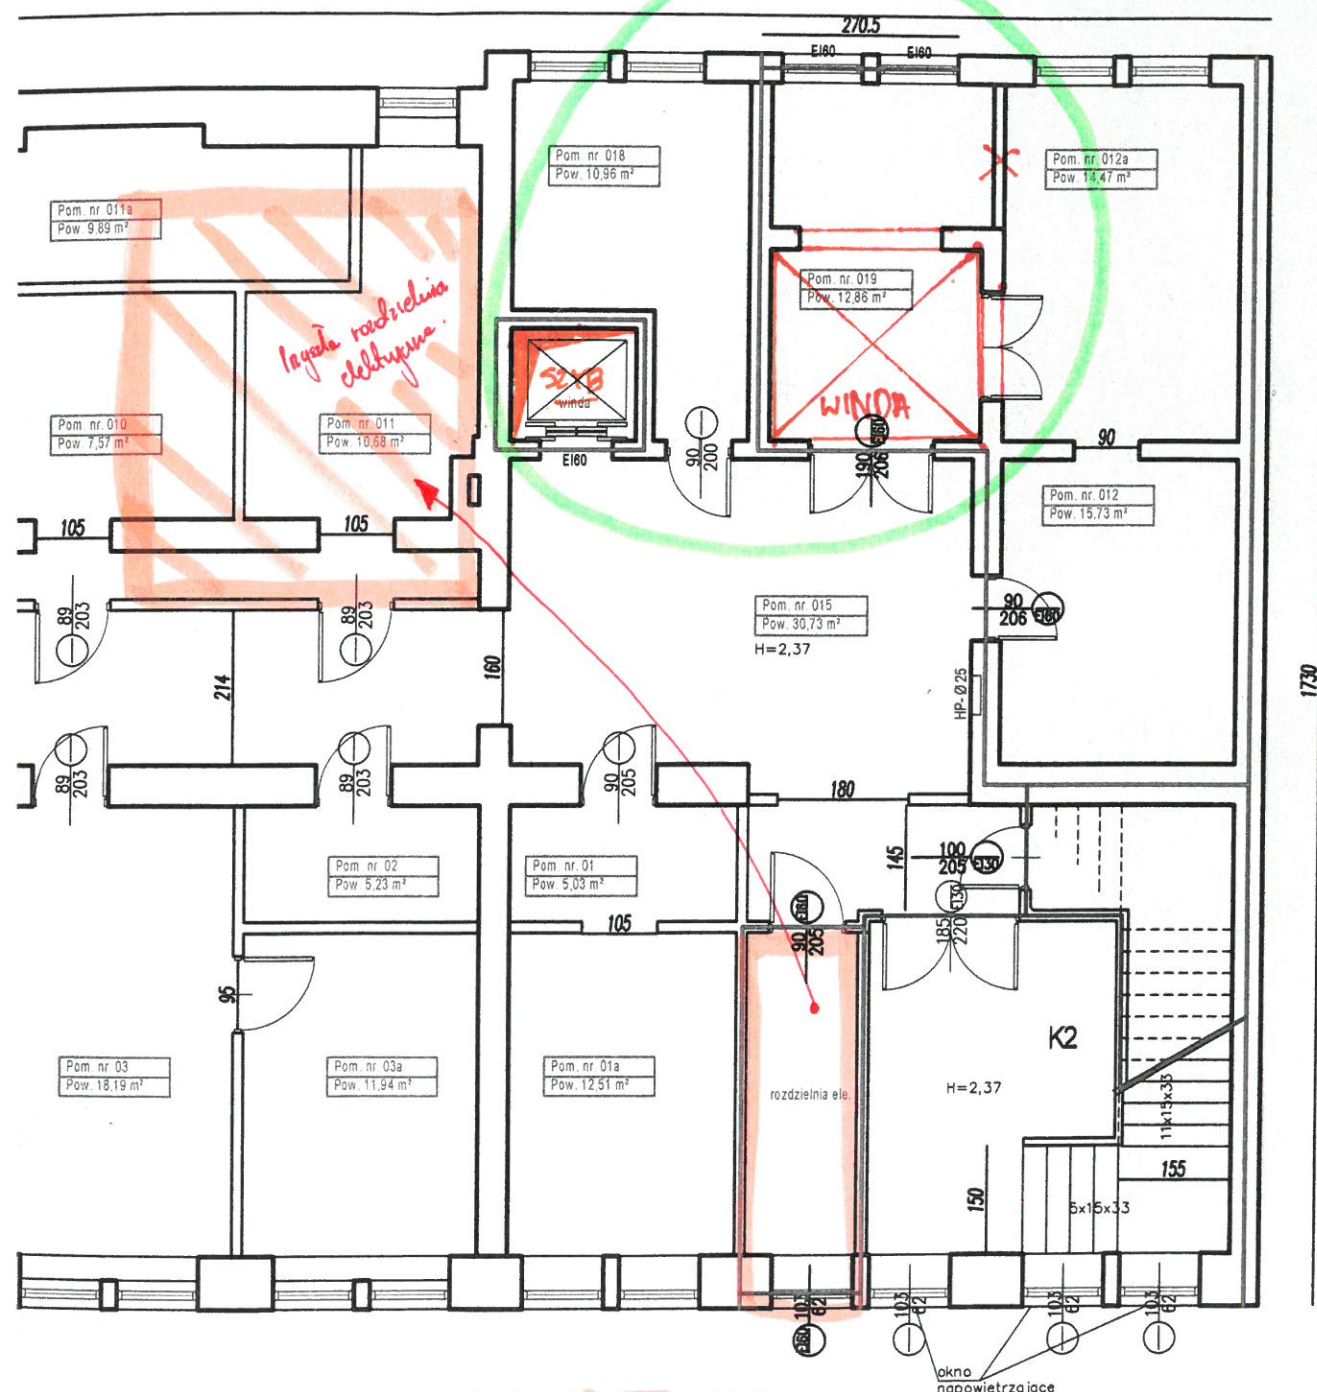

RZUT PIWNIC SPIS POMIESZCZEŃ

- Pom. nr 01 - Inna
- Pom. nr 01a - Inna
- Pom. nr 02 - Magazyn
- Pom. nr 03 - Pracownia naukowo badawcza
- Pom. nr 03a - Inna
- Pom. nr 04 - Magazyn
- Pom. nr 05 - Sala ćwiczeń
- Pom. nr 05a - Sala laboratoryjna
- Pom. nr 05b - Sala laboratoryjna
- Pom. nr 05c - Sala laboratoryjna
- Pom. nr 05d - Sala laboratoryjna
- Pom. nr 05e - Sala laboratoryjna
- Pom. nr 05f - Sala laboratoryjna
- Pom. nr 06 - Warsztat
- Pom. nr 07 - Sala laboratoryjna
- Pom. nr 07a - Pom. pomocnicze
- Pom. nr 08 - Sala laboratoryjna
- Pom. nr 08a - Sala laboratoryjna
- Pom. nr 08b - Pom. pomocnicze
- Pom. nr 09 - Pom. pomocnicze
- Pom. nr 09a - Sala laboratoryjna
- Pom. nr 09b - Sala laboratoryjna
- Pom. nr 010 - Pom. pomocnicze
- Pom. nr 010a - Pracownia naukowo badawcza
- Pom. nr 010b - Pracownia naukowo badawcza
- Pom. nr 011 - Biuro
- Pom. nr 011a - Magazyn
- Pom. nr 012 - Inna
- Pom. nr 012a - Inna
- Pom. nr 013 - Magazyn
- Pom. nr 014 - Korytarz
- Pom. nr 015 - Korytarz
- Pom. nr 016 - Korytarz
- Pom. nr 017 - Kł. schodowa
- Pom. nr 018 - Sanitariat
- Pom. nr 019 - Sala laboratoryjna

HP-025 HYDRANT Z WĘZEM PÓLSZTYWNYM

IŁOŚĆ OSÓB PRZEBYWAJĄCYCH NA KONDYGNACJI OGÓŁEM - 32


— ŚCIANY O ODPORNOŚCI OGNIOWEJ EI160
— ŚCIANY O ODPORNOŚCI OGNIOWEJ EI120

ZADANIE I

Komenda Wojewódzka
Państwowej Straży Pożarnej
w Krakowie
Wydział Kontrolno-organizacyjny

Obiekt:	Akademia Górniczo-Hutnicza im. Stanisława Staszica w Krakowie Budynek C4		
Adres:	Al. Mickiewicza 30 działka ewidencyjna nr 19/47 Obręb 12 jednostka ewidencyjna Krowodrza Województwo małopolskie		
Temat:	Ekspertyza techniczna sporządzona w trybie § 2 ust. 2, 3a, w związku z § 207 ust. 2, Rozporządzenia Ministra Infrastruktury z dnia 12 kwietnia 2002 r. w sprawie warunków technicznych, jakim powinny odpowiadać budynki i ich usytuowanie - tekst jednolity Dz. U. 2019, poz. 1065		
Opracowali:	mgr inż. Łukasz Serafin Rzecznik do spraw zabezpieczeń przeciwpożarowych Nr uprawnień 642/2015	mgr inż. Tadeusz Dusak Rzecznik budowlany Centr. Rej. Rzecz. Bud. nr 147/96	Rzecznik Budowlany mgr inż. TADEUSZ DUSAK 39-400 Tarnobrzeg, ul. Dekutowskiego 10/4 Nr rejestr. 147/96, tel. 606 850 170 NIP: 8671191876
RZECZOZNAWCA DO SPRAW ZABEZPIECZENIA PRZECIWPOŻAROWYCH mgr inż. Łukasz Serafin Nr upr. 642/2015			
Rzut piwnic			
Data:	Skala:	Nr rys:	
12.2019	1:100	2	

z poziomu terenu!

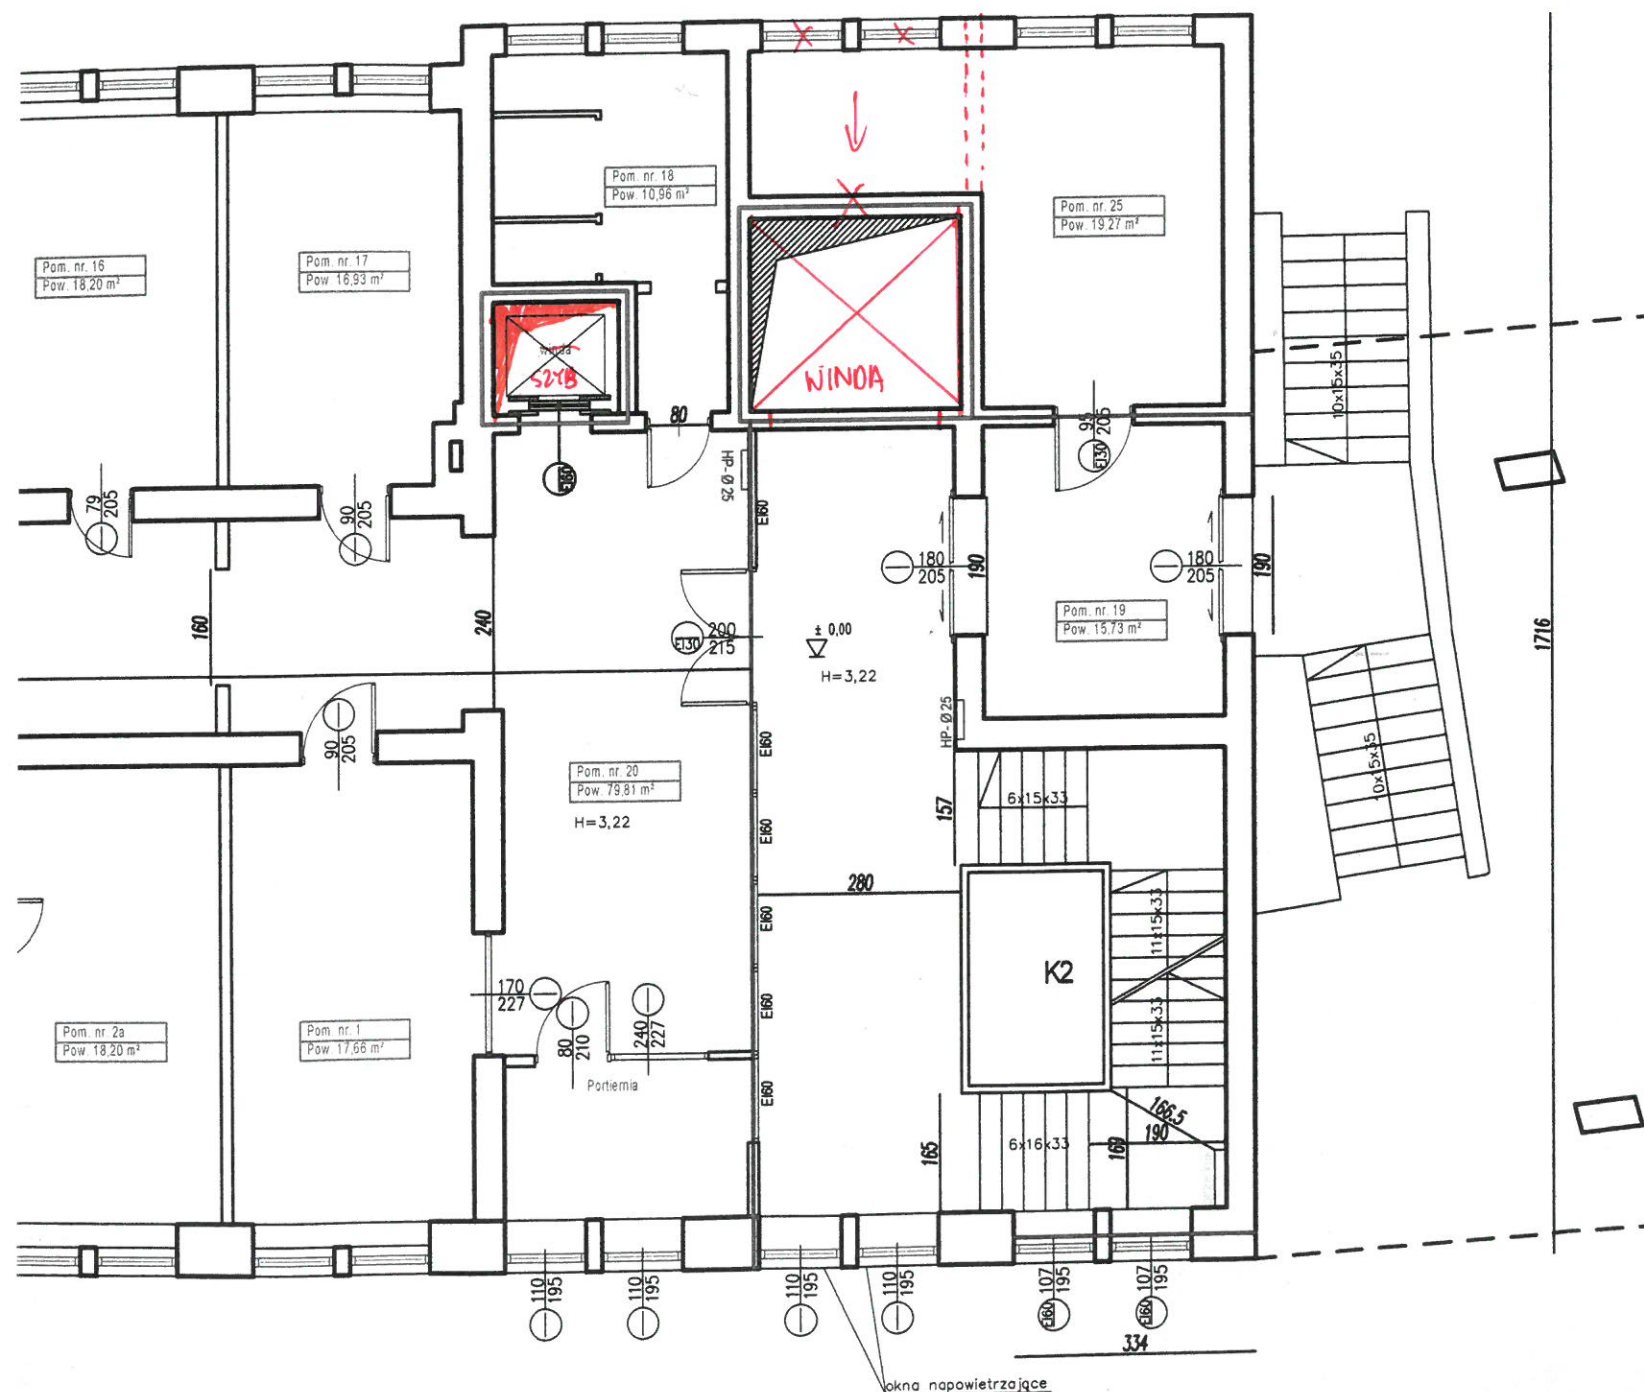

RZUT PARTERU SPIS POMIESZCZEŃ

- Pom. nr 1 - Pokój pracowników
- Pom. nr 2 - Pokój pracowników
- Pom. nr 2a - Sala laboratoryjna
- Pom. nr 3 - Biblioteka / czytelnia
- Pom. nr 3a - Pokój pracowników
- Pom. nr 3b - Pokój pracowników
- Pom. nr 4 - Pom. pomocnicze
- Pom. nr 4a - Pokój pracowników
- Pom. nr 4c - Sala laboratoryjna
- Pom. nr 5a - Sala laboratoryjna
- Pom. nr 5b - Pom. pomocnicze
- Pom. nr 5c - Pracownia nukleowa badawcza
- Pom. nr 6 - Sala laboratoryjna
- Pom. nr 6a - Pokój pracowników
- Pom. nr 6b - Sala laboratoryjna
- Pom. nr 7 - Pokój pracowników
- Pom. nr 7a - Pokój pracowników
- Pom. nr 8 - Pokój pracowników
- Pom. nr 9 - Pokój pracowników
- Pom. nr 10 - Pom. pomocnicze
- Pom. nr 10a - Pokój pracowników
- Pom. nr 10b - Pokój pracowników
- Pom. nr 11 - Pokój pracowników
- Pom. nr 12 - Pokój pracowników
- Pom. nr 13 - Pokój pracowników
- Pom. nr 14 - Pokój pracowników
- Pom. nr 15 - Pokój pracowników
- Pom. nr 16 - Pokój pracowników
- Pom. nr 16a - Pokój pracowników
- Pom. nr 17 - Pokój pracowników
- Pom. nr 18 - Sanitarium
- Pom. nr 19 - Korytarz
- Pom. nr 20 - Korytarz
- Pom. nr 21 - Kl. schodowa
- Pom. nr 22 - Korytarz
- Pom. nr 23 - Korytarz
- Pom. nr 24 - Kl. schodowa
- Pom. nr 25 - Warsztat


HYDRANT Z WĘZEM PÓLSZTYNYM

ILOŚĆ OSÓB PRZEBYWAJĄCYCH NA KONDYGNACJI OGÓŁEM - 50

- ŚCIANY O ODPORNOŚCI OGNIOWEJ EI REI 60
- ŚCIANY O ODPORNOŚCI OGNIOWEJ EI REI 120

Urząd Województwa
Polskiego Strony Pożarnej
Województwo małopolskie

Obiekt:	Akademia Górniczo-Hutnicza im. Stanisława Staszica w Krakowie Budynek C4		
Adres:	Al. Mickiewicza 30 działka ewidencyjna nr 19/47 Obręb 12 jednostka ewidencyjna Krowodrza Województwo małopolskie		
Temat:	Ekspertyza techniczna sporządzona w trybie § 2 ust. 2, 3a, w związku z § 207 ust. 2, Rozporządzenia Ministra Infrastruktury z dnia 12 kwietnia 2002 r. w sprawie warunków technicznych, jakim powinny odpowiadać budynki i ich usytuowanie - tekst jednolity Dz. U. 2019, poz. 1065		
Opracowali:	mgr inż. Łukasz Serafin Rzecznik do spraw zabezpieczeń przeciwpożarowych Nr uprawnień 842/2015	mgr inż. Tadeusz Dusak Rzecznik budowlany Centr. Rej. Rzecz. Bud. nr 147/96	Rzecznik Budowlany mgr inż. TADEUSZ DUSAK 39-400 Tarnobrzeg, ul. Dukutowskiego 10/4 Nr rejestr. 147/96, tel. 606 850 170 NIP: 8671191876
Rzut parteru			
Data:	Skala:	Nr rys:	
12.2019	1:100	3	

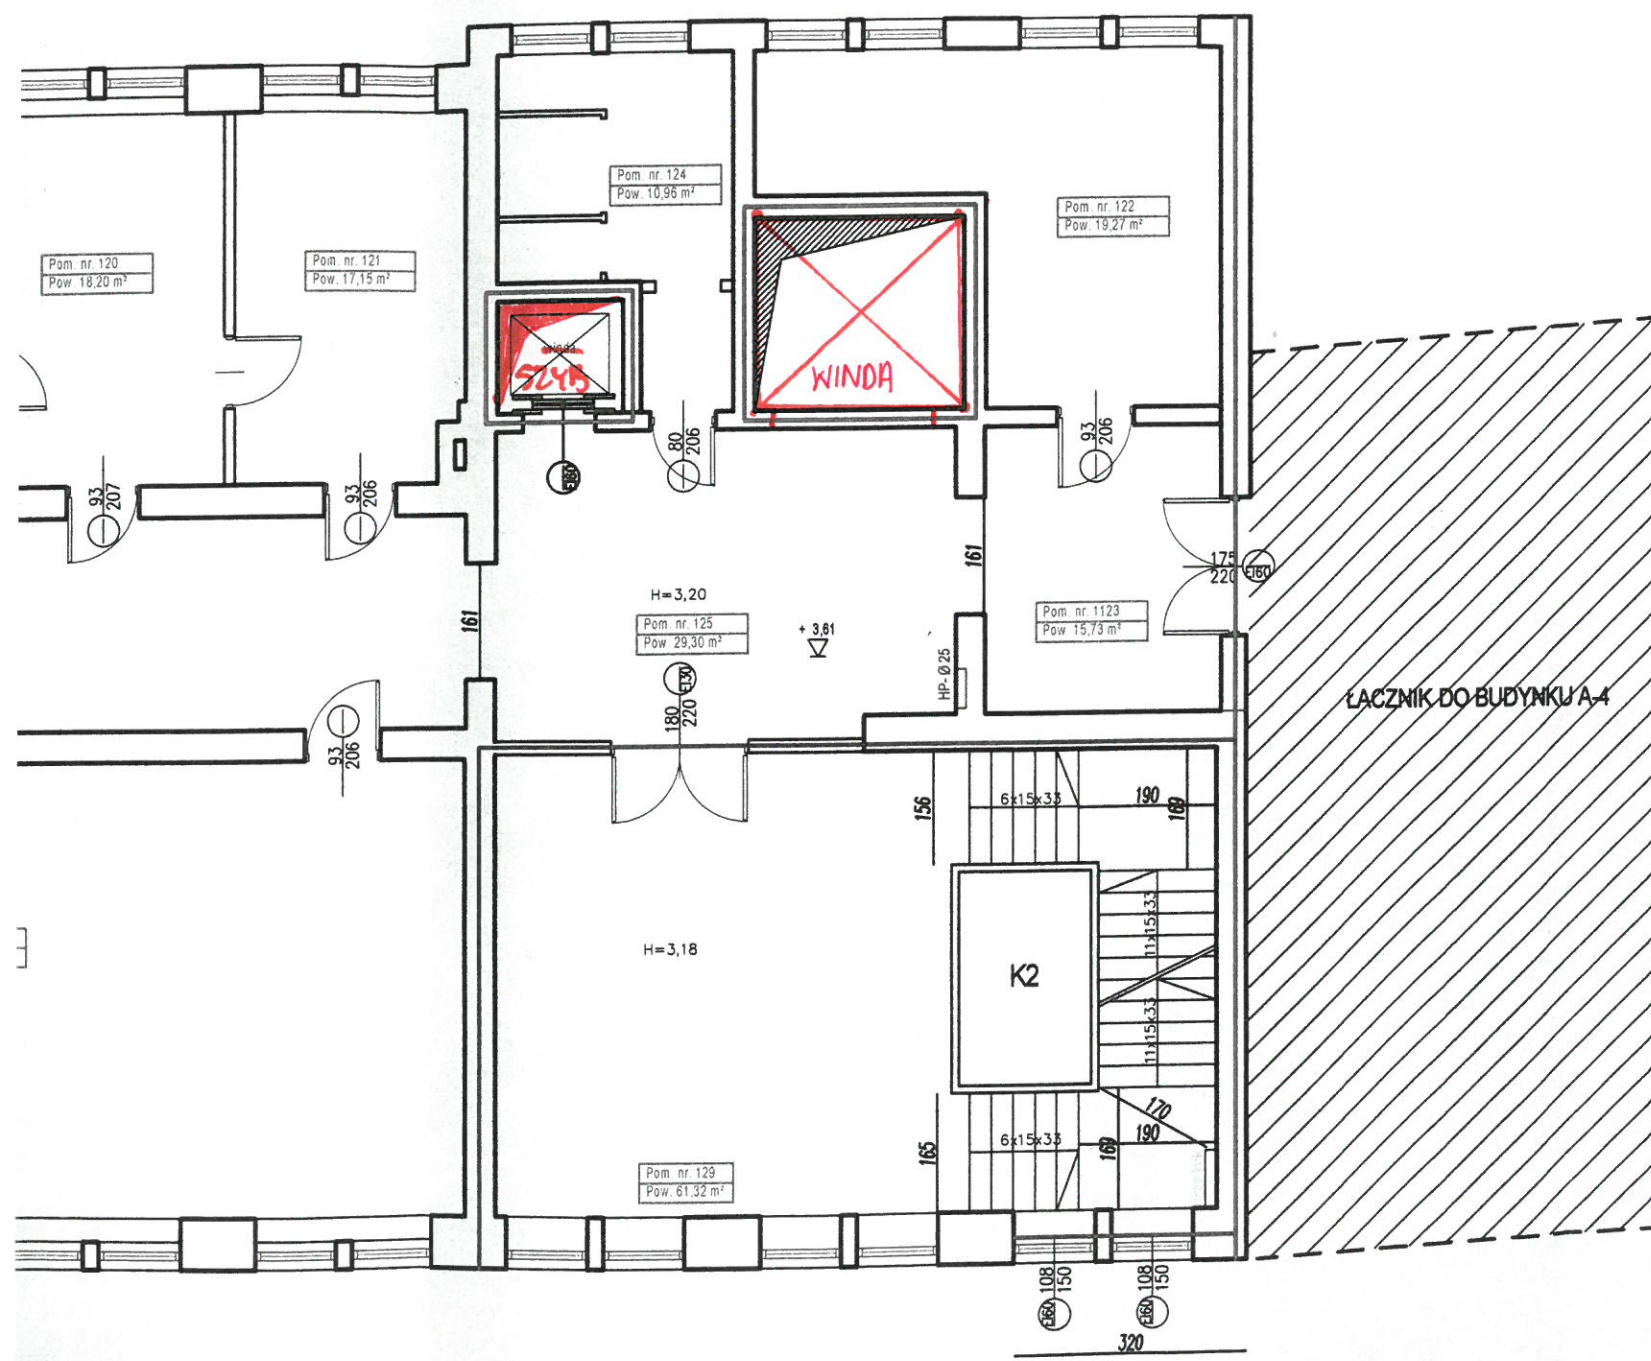

RZUT I PIĘTRA

SPIS POMIESZCZEŃ

Pom. nr 102	- Sala wykładowa
Pom. nr 103	- Sala ćwiczeń
Pom. nr 104	- Biuro
Pom. nr 105	- Biuro
Pom. nr 106	- Sala wykładowa
Pom. nr 108	- Sala laboratoryjna
Pom. nr 109	- Pokój pracowników
Pom. nr 109a	- Pokój pracowników
Pom. nr 110	- Pokój pracowników
Pom. nr 111	- Sala konferencyjna
Pom. nr 112	- Pokój pracowników
Pom. nr 113	- Pokój pracowników
Pom. nr 114	- Pokój pracowników
Pom. nr 115	- Pokój pracowników
Pom. nr 116	- Pokój pracowników
Pom. nr 117	- Biuro
Pom. nr 118	- Biuro
Pom. nr 119	- Pokój pracowników
Pom. nr 120	- Pokój pracowników
Pom. nr 121	- Pom. pomocnicza
Pom. nr 122	- Pokój pracowników
Pom. nr 123	- Korytarz
Pom. nr 124	- Korytarz
Pom. nr 125	- Kl. schodowa
Pom. nr 126	- Korytarz
Pom. nr 127	- Kl. schodowa
Pom. nr 128	- Korytarz
Pom. nr 129	- Kl. schodowa

HP-015 HYDRANT Z WĘZEM PÓLSZTYNYM

IŁOŚĆ OSÓB PRZEBYWAJĄCYCH NA KONDYGNACJI OGÓŁEM - 45

ŚCIANY O ODPORNOŚCI OGNIOWEJ EI/REI 60


ŚCIANY O ODPORNOŚCI OGNIOWEJ EI/REI 120

RZECZOWNICZKA DO SPRAW ZABEZPIECZEŃ
PRZECIWPÓŻAROWYCH
mgr inż. Łukasz Serafin Nr upr. 642/2015

Rzecznik Budowlany
mgr inż. **TADEUSZ DUSAK**
39-400 Tambrzeg, ul. Dekutowskiego 10/4
Nr rejestr. 147/96, tel. 606 850 170
NIP: 8671191876

Rzut piętra I

Data:	Skala:	Nr rys:
12.2019	1:100	4

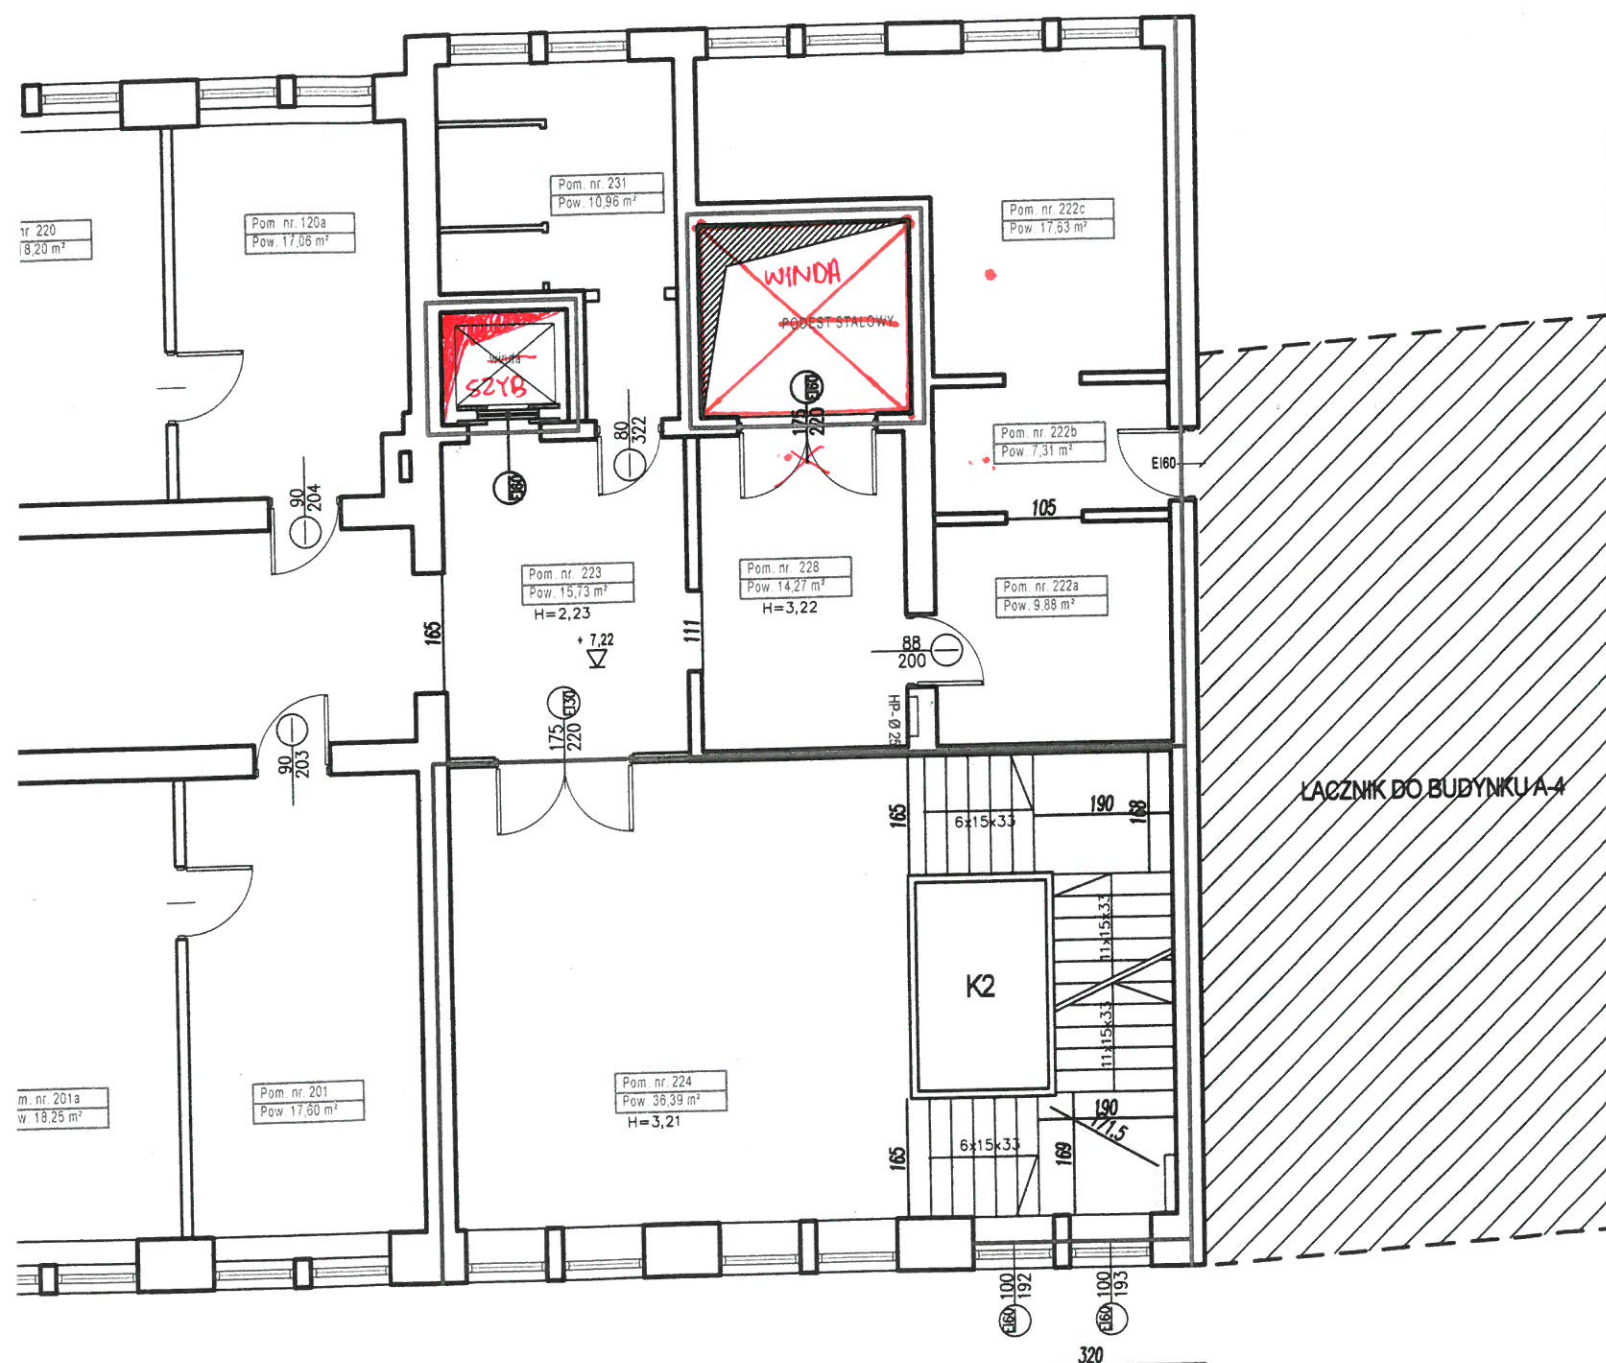

RZUT II PIĘTRA SPIS POMIESZCZEŃ

HP-025 HYDRANT Z WĘZEM PÓLSZTYWNYM

- Pom. nr 201 - Pokój pracowników
- Pom. nr 201a - Pokój pracowników
- Pom. nr 202 - Pokój pracowników
- Pom. nr 202a - Pokój pracowników
- Pom. nr 203a - Pokój pracowników
- Pom. nr 204 - Pokój pracowników
- Pom. nr 204a - Pokój pracowników
- Pom. nr 205 - Pokój pracowników
- Pom. nr 206 - Pokój pracowników
- Pom. nr 207 - Pokój pracowników
- Pom. nr 208 - Pokój pracowników
- Pom. nr 208a - Pokój pracowników
- Pom. nr 209 - Sala laboratoryjna
- Pom. nr 210 - Pokój pracowników
- Pom. nr 211 - Pokój pracowników
- Pom. nr 212 - Pokój pracowników
- Pom. nr 213 - Sala laboratoryjna
- Pom. nr 214 - Sala laboratoryjna
- Pom. nr 214a - Pokój pracowników
- Pom. nr 215 - Pokój pracowników
- Pom. nr 216 - Biblioteka / czytelnia
- Pom. nr 217 - Biblioteka / czytelnia
- Pom. nr 219 - Sala ćwiczeń
- Pom. nr 220 - Sala laboratoryjna
- Pom. nr 220a - Sala laboratoryjna
- Pom. nr 222a - Sala laboratoryjna
- Pom. nr 222b - Sala laboratoryjna
- Pom. nr 222c - Sala laboratoryjna
- Pom. nr 223 - Korytarz
- Pom. nr 224 - Korytarz
- Pom. nr 225 - Kł. schodowa
- Pom. nr 226 - Korytarz
- Pom. nr 227 - Kł. schodowa
- Pom. nr 228 - Korytarz
- Pom. nr 229 - Korytarz
- Pom. nr 230 - Pom. pomocnicza
- Pom. nr 231 - Sanitariat

IŁOŚĆ OSÓB PRZEBYWAJĄCYCH NA KONDYGNACJI OGÓŁEM - 48


— ŚCIANY O ODPORNOŚCI OGNIOWEJ EUREI 60

— ŚCIANY O ODPORNOŚCI OGNIOWEJ EUREI 120

RZECZOZNAWCA DO SPRAW ZABEZPIECZEŃ
PRZECIWPOŻAROWYCH
mgr inż. Łukasz Serafin Nr upr. 842/2015

Rzecznik Budowlany
mgr inż. TADEUSZ DUSAK
39-400 Tarnobrzeg, ul. Dekutowskiego 10/4
Nr rejestr. 147/96, tel. 606 850 170
NIP: 867 119 1876

Obiekt:	Akademia Górniczo - Hutnicza im. Stanisława Staszica w Krakowie Budynek C4		
Adres:	Al. Mickiewicza 30 działka ewidencyjna nr 19/47 Obręb 12 jednostka ewidencyjna Krowodrza Województwo małopolskie		
Temat:	Ekspertyza techniczna sporządzona w trybie § 2 ust. 2, 3a, w związku z § 207 ust. 2, Rozporządzenia Ministra Infrastruktury z dnia 12 kwietnia 2002 r. w sprawie warunków technicznych, jakim powinny odpowiadać budynki i ich usytuowanie - tekst jednolity Dz. U. 2019, poz. 1065		
Opracowali:	mgr inż. Łukasz Serafin Rzecznik do spraw zabezpieczeń przeciwpożarowych Nr uprawnień 842/2015	mgr inż. Tadeusz Dusak Rzecznik budowlany Centr. Rej. Rzecz. Bud. nr 147/96	
RZECZOWNICZKA DO SPRAW ZABEZPIECZEŃ PRZECIWPÓŻAROWYCH			
mgr inż. Łukasz Serafin Nr upr. 842/2015			
RZECZOWNICZKA Budowlana mgr inż. TADEUSZ DUSAK 39-400 Tambrzeg, ul. Dekutowskiego 1 Nr rejestr. 147/96, tel. 606 850 1 NIP 867 1191876			
Rzut piętra II			Data: 12.2019
			Skala: 1:100
			Nr rys: 5

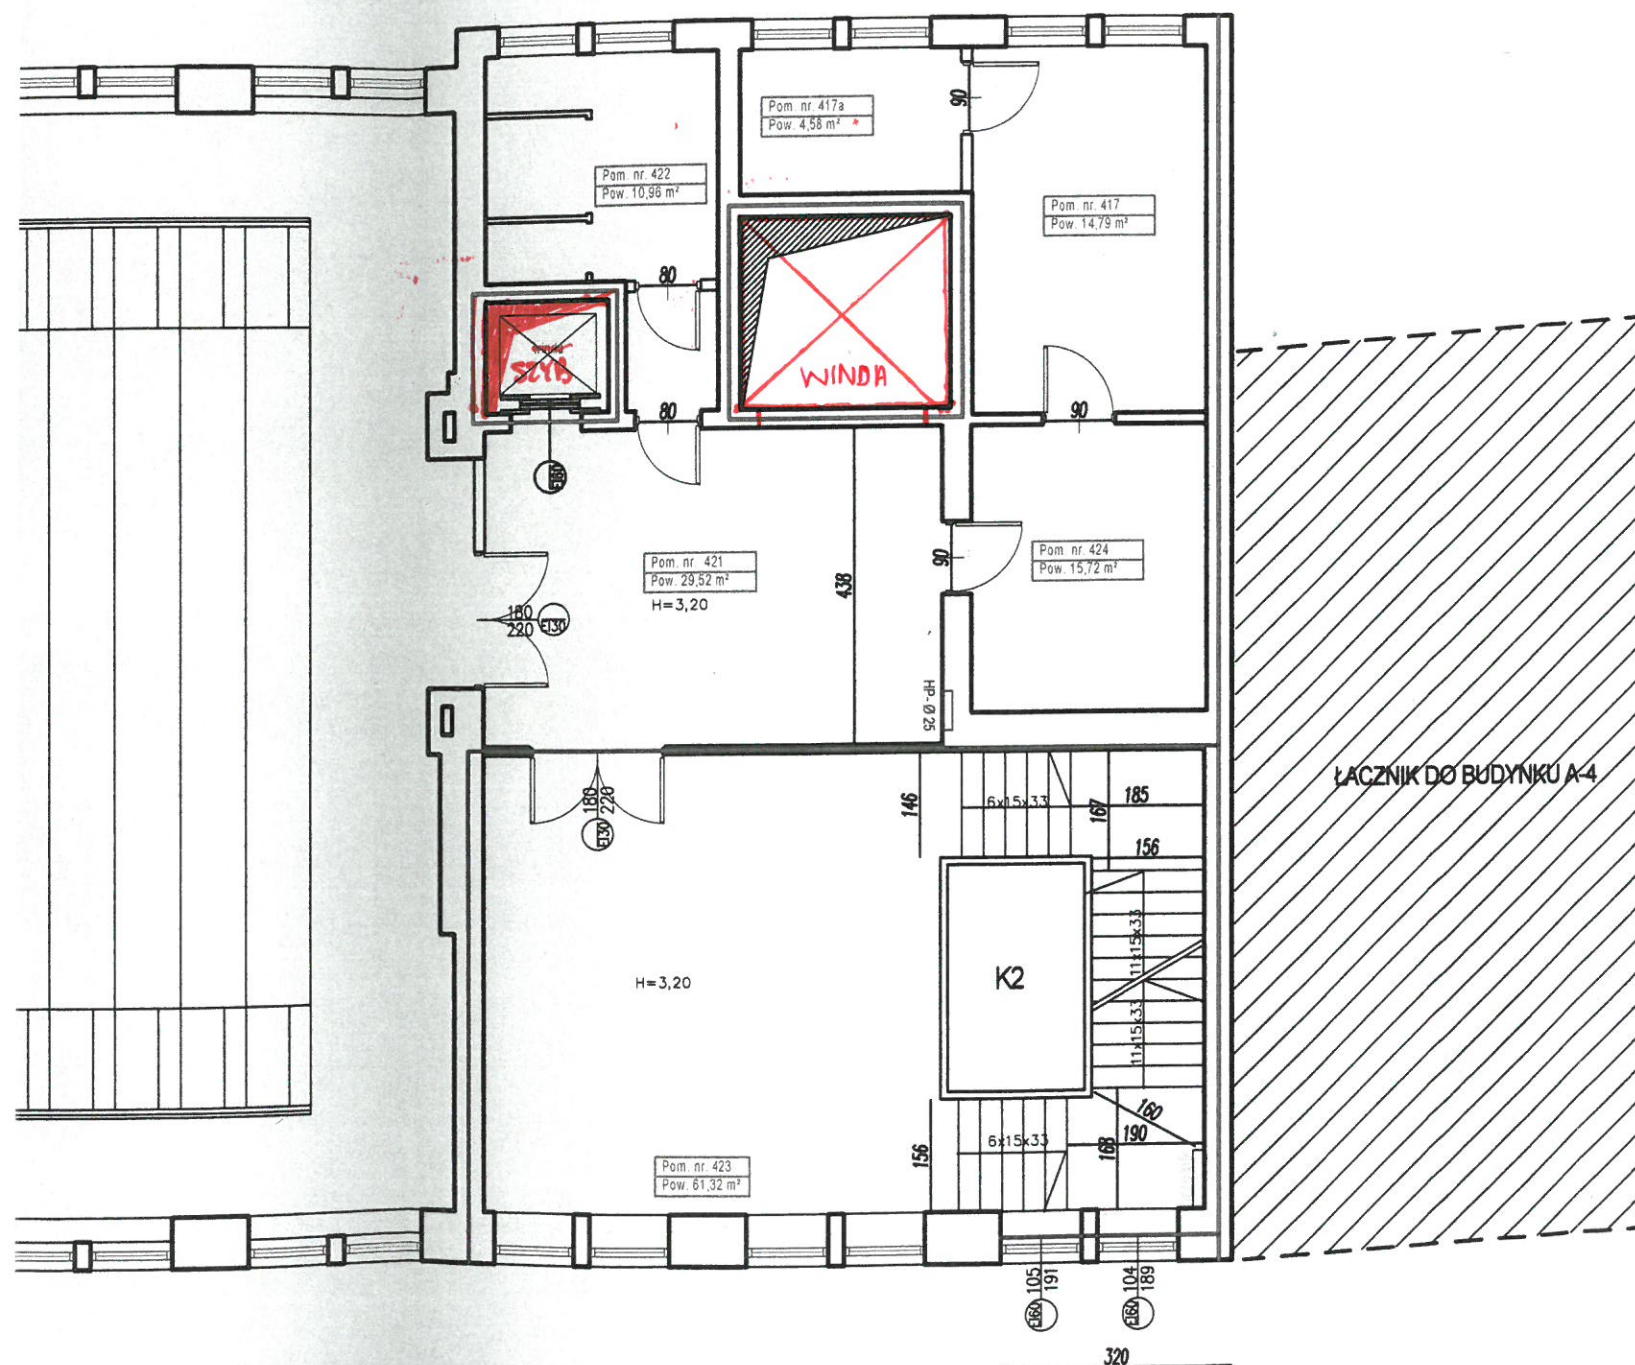

RZUT IV PIĘTRA

HYDRANT Z WĘZEM PÓŁSZTYWNYM

SPIS POMIESZCZEŃ

Pom. nr 403 - Korytarz
Pom. nr 404 - Pokój pracowników
Pom. nr 405 - Pokój pracowników
Pom. nr 406 - Biuro
Pom. nr 408a - Pokój pracowników
Pom. nr 407 - Inne
Pom. nr 408 - Sala laboratoryjna
Pom. nr 410 - Pom. pomocnicze
Pom. nr 410a - Warsztat
Pom. nr 411 - Pom. pomocnicze
Pom. nr 412 - Sala laboratoryjna
Pom. nr 414 - Pokój pracowników
Pom. nr 415 - Pokój pracowników
Pom. nr 416 - Pokój pracowników
Pom. nr 417 - Pom. pomocnicze
Pom. nr 417a - Pokój pracowników
Pom. nr 418 - Sala laboratoryjna
Pom. nr 419 - Korytarz
Pom. nr 420 - Kł. schodowa
Pom. nr 421 - Korytarz
Pom. nr 422 - Sanitariat
Pom. nr 423 - Kł. schodowa
Pom. nr 424 - Pokój pracowników

ILOŚĆ OSÓB PRZEBYWAJĄCYCH NA KONDYGNACJI OGÓŁEM - 34

SCIANY O ODPORNOŚCI OGNIOWEJ EI 120

SCIANY O ODPORNOŚCI OGNIOWEJ EI 120

ŁĄCZNIK DO BUDYNKU A-4

Obiekt:	Akademia Górniczo - Hutnicza im. Stanisława Staszica w Krakowie Budynek C4		
Adres:	Al. Mickiewicza 30 działka ewidencyjna nr 19/47 Obręb 12 Jednostka ewidencyjna Krowodrza Województwo małopolskie		
Temat:	Ekspertyza techniczna sporządzona w trybie § 2 ust. 2, 3a, w związku z § 207 ust. 2, Rozporządzenia Ministra Infrastruktury z dnia 12 kwietnia 2002 r. w sprawie warunków technicznych, jakim powinny odpowiadać budynki i ich usytuowanie - tekst jednolity Dz. U. 2019, poz. 1065		
Opracowali:	mgr inż. Łukasz Serafin Rzeczoznawca do spraw zabezpieczeń przeciwpożarowych Nr uprawnień 642/2015		mgr inż. Tadeusz Dusak Rzeczoznawca budowlany Centr. Rej. Rzecz. Bud. nr 147/98
RZECZOZNAWCA DO SPRAW ZABEZPIECZEŃ PRZECIWPOŻAROWYCH mgr inż. Łukasz Serafin Nr uprawnień 642/2015		Rzeczoznawca Budowlany mgr inż. TADEUSZ DUSAK 39-400 Tarnobrzeg, ul. Dekutowskiego 10/4 Nr rejestr. 147/96, tel. 608 850 170 KMF: 8671191876	
Rzut piętra IV		Data:	Skala:
		12.2019	1:100
		Nr rys:	7

