


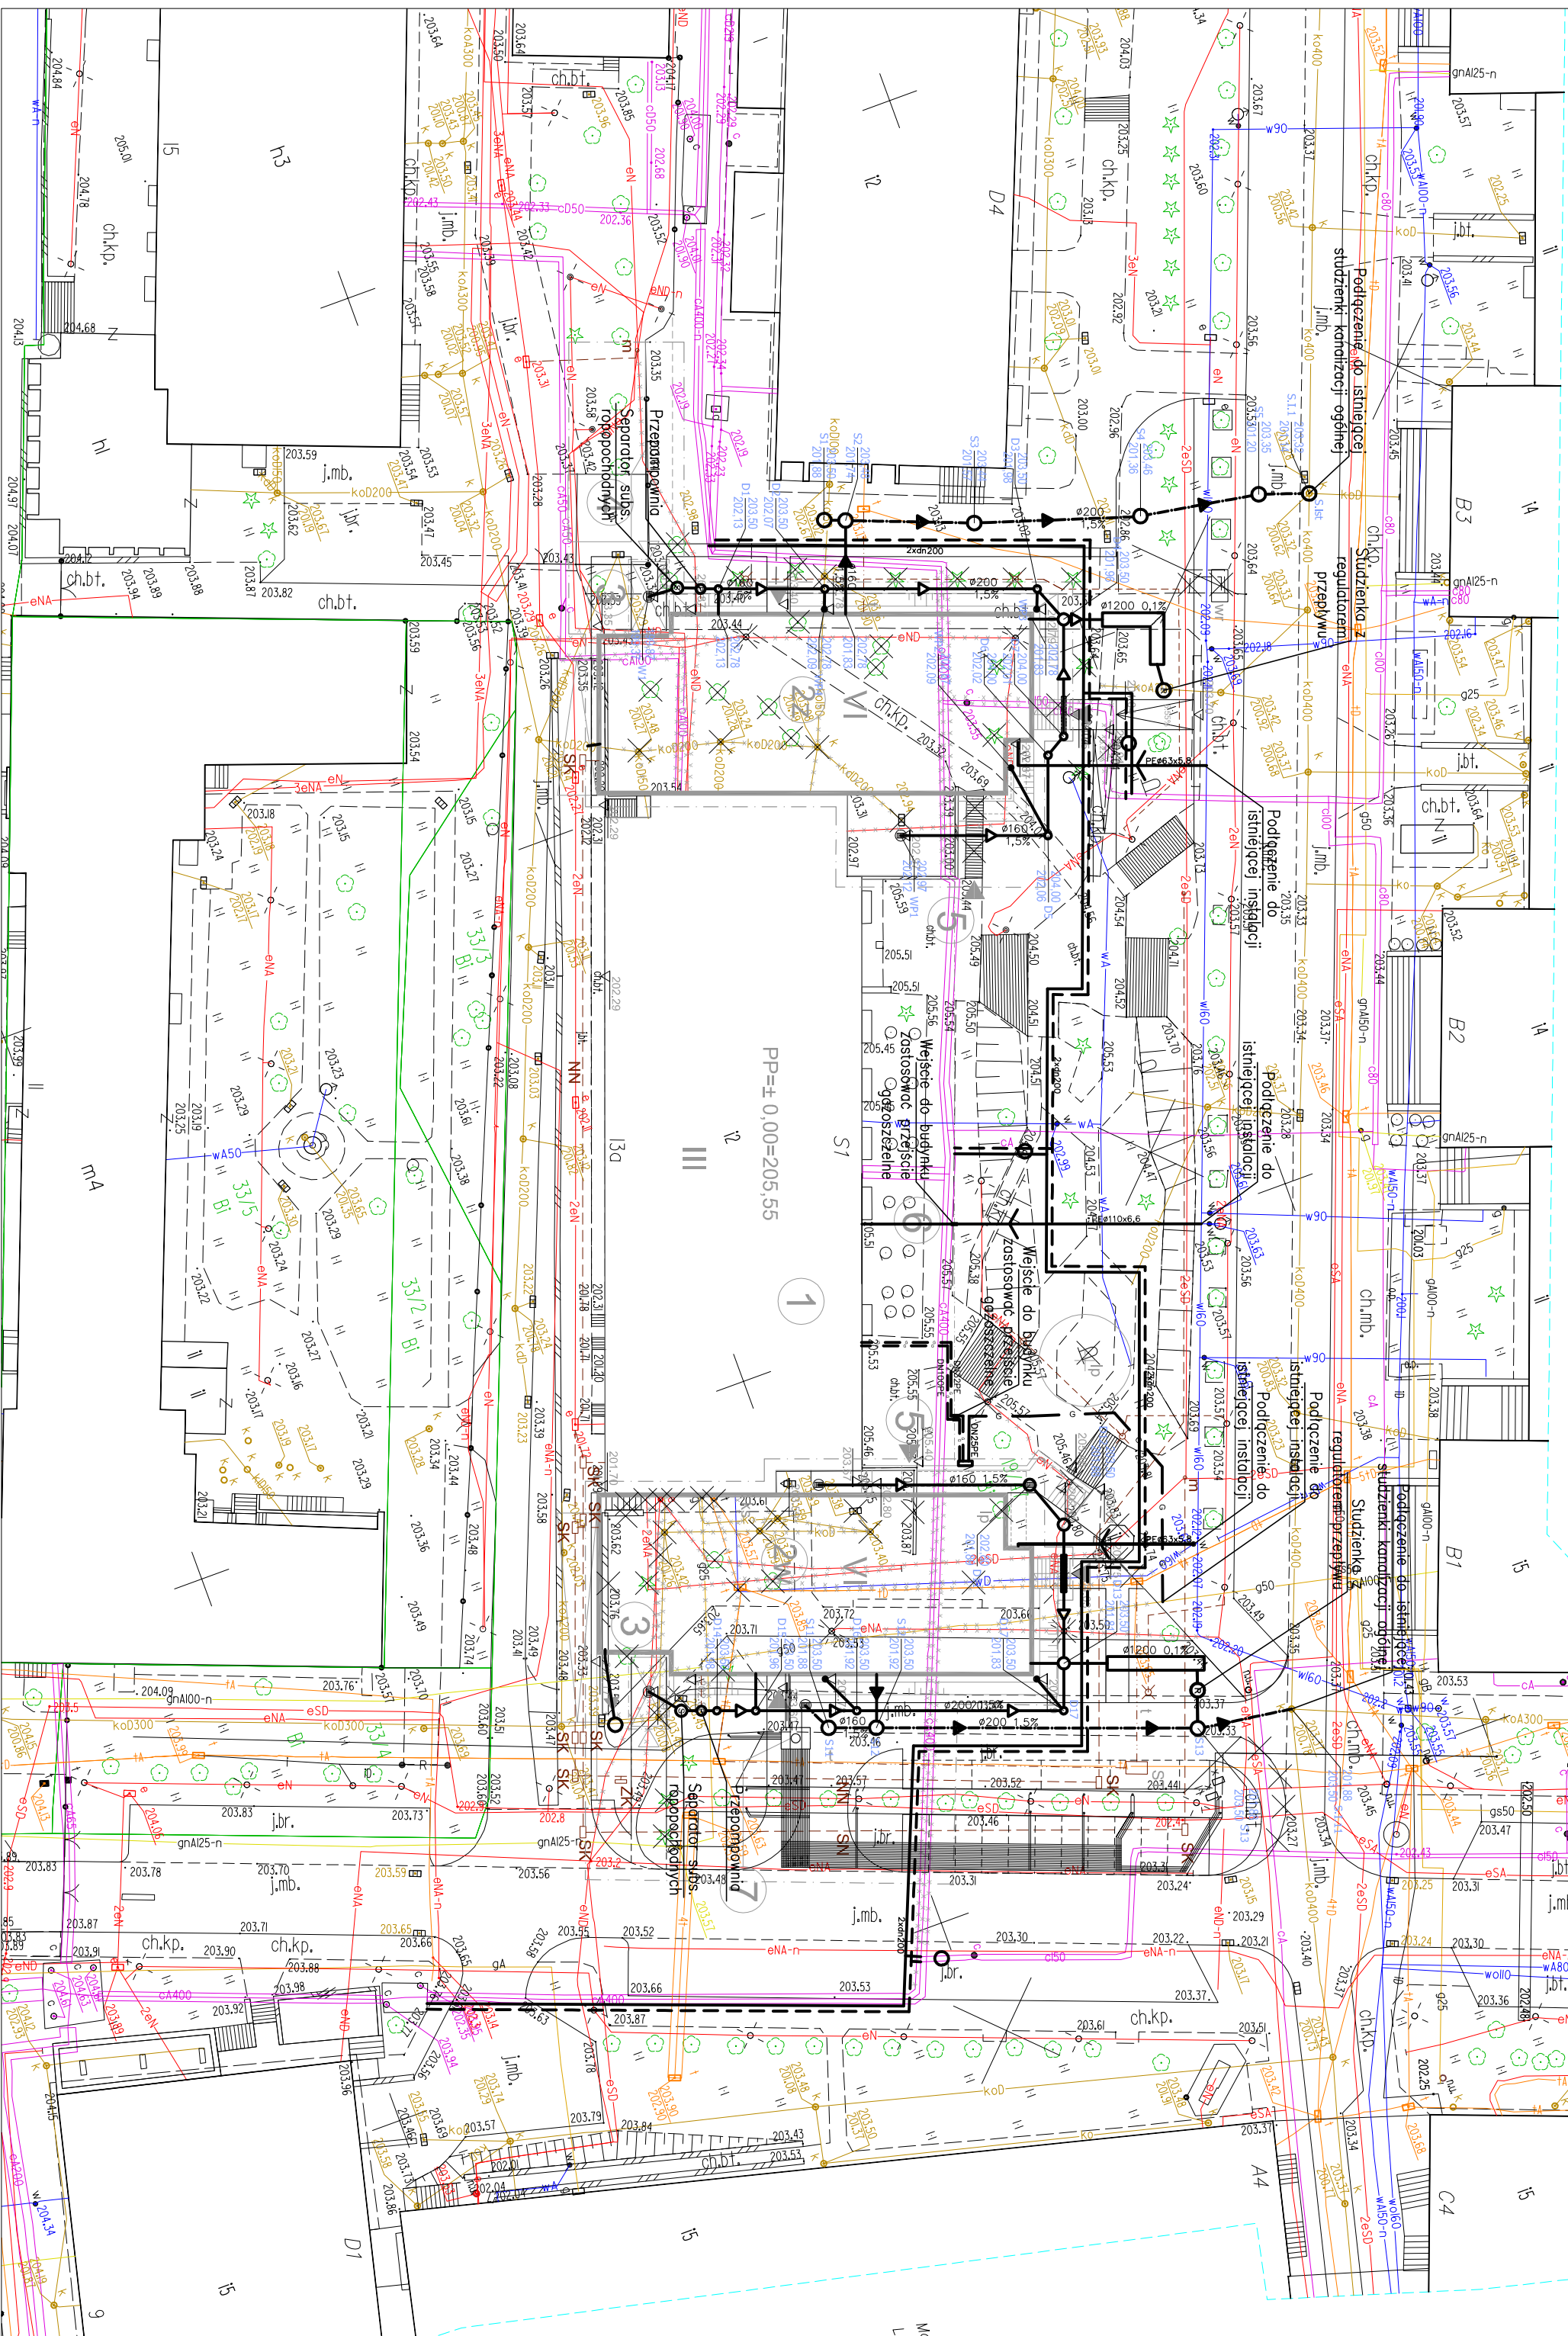

MAPA DO CELÓW PROJEKTOWYCH

Skala 1:500
Wzrost n/m
M. Krawców

2002.3.002 Krowodrza
PRZEMOŁ AKTYWIZACJI
Teren AGH przy ul. Reymonta
działka: 19.4.7

Układ węzła: 1. i 2. etap
Układ ogólny: 1. i 2. etap

2017-05-30
2017-06-30

Legenda

Instalacja Wody
Instalacja Kanalizacji Deszczowej
Instalacja Kanalizacji Sanitarnej
Instalacja Kanalizacji Ogólnej
Instalacja Gazu
Instalacja CO
Instalacja Pomp Ciepła
Studzienka km. Ø1000

Uwagi:

1. Instalacja Wody
2. Instalacja Kanalizacji Deszczowej
3. Instalacja Kanalizacji Sanitarnej
4. Instalacja Kanalizacji Ogólnej
5. Instalacja Gazu
6. Instalacja CO
7. Instalacja Pomp Ciepła
8. Studzienka km. Ø1000

AUTORSKA PRACOWNIA PROJEKTOWA

Kraków ul. Bielewska 46

PROJEKT WYKONAWCZY

ZAGOSPODAROWANIE OTOCZENIA

BUDYNKÓW I PRZEBUDOWA KOLIDUJĄCEGO

UZBROJENIA

PRZEBUDOWA PRZYŁĄCZA GAZU

PLAN ZAGOSPODAROWANIA TERENU

Legenda

Instalacja Wody
Instalacja Kanalizacji Deszczowej
Instalacja Kanalizacji Sanitarnej
Instalacja Kanalizacji Ogólnej
Instalacja Gazu
Instalacja CO
Instalacja Pomp Ciepła
Studzienka km. Ø1000

Legenda

Instalacja Wody
Instalacja Kanalizacji Deszczowej
Instalacja Kanalizacji Sanitarnej
Instalacja Kanalizacji Ogólnej
Instalacja Gazu
Instalacja CO
Instalacja Pomp Ciepła
Studzienka km. Ø1000