

ident.zgłoszenia prac GD-13.6640.865.2021

Nr ks.rob.: 006/2021

SKALA 1:500
woj: małopolskie
m. KRAKÓW

126102_9.0004, Krowodrza

Nr ident. jedn.	Nr obrębu	Nazwa jedn. ewid.
-----------------	-----------	-------------------

PRZEDMIOT AKTUALIZACJI:

Teren kampusu AGH przy ul.Kawiorzy 40
działki: 653/44,653/59.

Układ współrz. : "2000"

Układ wysokości: PL-EVRF2007-NH

OŚWIADCZENIE WYKONAWCY PRAC

Oświadczam, że niniejsza mapa została opracowana
w wyniku prac geodezyjnych objętych zgłoszeniem
w Grodzkim Ośrodku Dokumentacji
Geodezyjnej i Kartograficznej w Krakowie pod numerem:

GD-13.6640.865.2021

Wykonawca prac:
Usługi Geodezyjne POMIAR Jacek Chyła

kierownik prac:
mgr inż. Jacek Chyła , uprawnienia zawodowe nr 9738

W dniu 2021-02-18 operat techniczny uzyskał pozytywny
wynik weryfikacji i został przyjęty do P.Z.G.iK pod numerem:

P.1261.2021.1461

Jestem świadomy odpowiedzialności karnej za złożenie
fałszywego oświadczenia.

Niniejsze oświadczenie jest równoważne z uwierzytelnieniem dokumentów opracowanych na podstawie wykonanych prac geodezyjnych na potrzeby postępowań administracyjnych, postępowań sądowych lub czynności cywilnoprawnych.

*Prawo Geodezyjne i Kartograficzne z 17 maja 1989r. z p.zm.
D.U.2020r. poz.2052 z 19 listopada 2020: Art.12b. ust.5a,5b,5c
Kraków dnia 2021-02-18.*

Mapa opracowana na podstawie danych numerycznej mapy zasadniczej, numerycznej mapy ewidencji gruntów i budynków oraz pomiaru uzupełniającego.

Usługi Geodezyjne

POMIAR Jacek Chyła

30-624 Kraków, ul. Malborska 110

REGON: 121262203 NIP: 6791951308

tel: +48 605245165 e-mail: pomiar@gmail.com

Nr robót: 006/2021

DATA: 18 LUT. 2021

GEODETA UPRAWNIONY

Nr upr. zaw. 9738

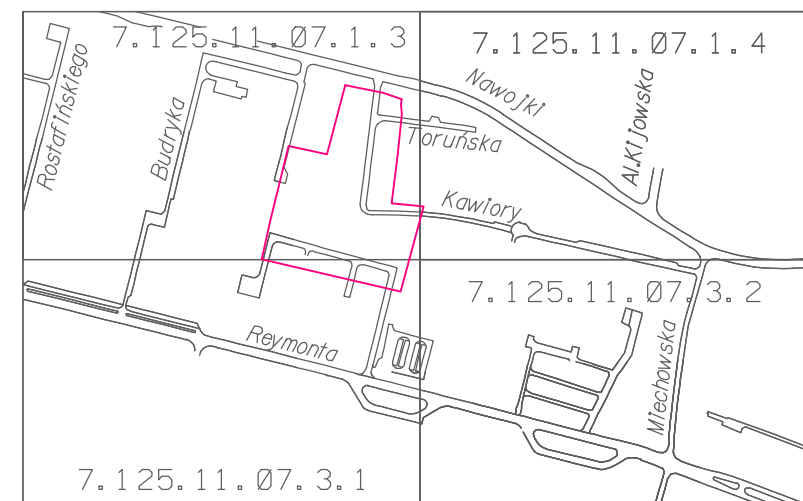
mgr inż. Jacek Chyła

 
 
GEODETA UPRAWNIONY

Nr upr. zaw. 9738

Heater

mgr inż. Jacek Chyła



LEGENDA		 kanalizacja teletechniczna	
 projektowany budynek		 kanalizacja sanitarna	
 budynki istniejące		 kanalizacja opadowa	
 budynki do wyburzenia wg odrębnego opracowania		 kanalizacja ogólnospławną	
 wejście główne do budynku		 odwodnienie liniowe	
 wjazd		INSTALACJE POZABUDYNKOWE I PRZYŁĄCZA WG ODRĘBNYCH OPRAWOWAŃ	
 projektowany budynek		 przyłącze wodociągowe - wg odrębnego opracowania	
 plac manewrowy		 przyłącze ciepłownicze - wg odrębnego opracowania	
 wjazd		zewnętrzna instalacja kanalizacji ogólnospławnej - wg odrębnego opracowania	
 parking			
 miejsce gromadzenia odpadów			
 chodniki projektowane			
 place projektowane			
 zielen niska - trawniki, pow. biologicznie czynna			
 miejsca parkingowe			
 granica opracowania		±0.00 = 204.30	
 granica decyzji ULICP nr AU-2/6733/59/2021		INWESTOR	
 nieprzekraczalna linia zabud.		AKADEMIA GÓRNICZO - HUTNICZA IM. STANISŁAWA STĄSZICA W KRAKOWIE AL. MICKIEWICZA 30, 30-059 KRAKÓW, TEL. (12) 6173366	
 demontaże infrastruktury istn.		PROJEKTANT	
 demontaże istn. ogrodzenia		 APA CZECH_DULIŃSKI_WRÓBEL AGENCJA PROJEKTOWA " ARCHITEKTURA " SP. Z O. O. UL. WRÓBLEWSKIEGO 3/2, 31-148 KRAKÓW, TEL. (12) 6310960	
 drzewa do likwidacji		TEMAT	
 istniejące ogrodzenie		BUDOWA BUDYNKU STUDENCKIEGO CENTRUM KONSTRUKCYJNEGO AGH WRAZ Z MIEJSCAMI POSTOJOWYMI, UKŁADEM KOMUNIKACYJNYM ORAZ WBUDOWANĄ STACJĄ TRANSFORMATOROWĄ NA CZĘŚCI DZIAŁEK NR 653/44, 653/54, 653/59 OBR. 4, JEDN. EWID. KROWODRZA, PRZY UL. KAWIORY W KRAKOWIE. KATEGORIA OBIEKTU: IX	
 projektowane ogrodzenie		FAZA	
 granice działek		PROJEKT BUDOWLANY	
 istniejący hydrant zewn.		BRANŻA	
 granica obszaru oddziaływania obiektu		ARCHITEKTURA	
INSTALACJE POZABUDYNKOWE PROJEKTOWANE		BRANŻA SZCZEGÓŁOWA	
 linie kablowe zasilania energ.		PROJEKTANCI	
 linia oświetlenia zewn.		UPRAWNIENIA/SPECJALNOŚĆ	
 elementy oświētł. zewn.		DATA	
		ARCH. JACEK CZECH UAN-UPR.426/86(SPEC. ARCH.) 04.21	
		ARCH. PIOTR WRÓBEL RP-UPR.290/92 (SPEC. ARCH.)	
		ARCH. ROMUALDA PIECHOWICZ MPOiA/078/2008(SPEC. ARCH.)	
		WSPÓŁPRACA PROJEKTOWA	
		ARCH. ARTUR BIEL 04.21	
		SPRAWDZAJĄCY	
		ARCH. JANUSZ DULIŃSKI RP-UPR.520/91(SPEC. ARCH.) 04.21	
		TEMAT RYSUNKU	
		PROJEKT ZAGOSPODAROWANIA TERENU	
		SK FAZA BRANŻA NR RYSUNKU	
		SK/PB/A 0	
		DATA KWIECIEŃ 2021 SKALA 1:500	