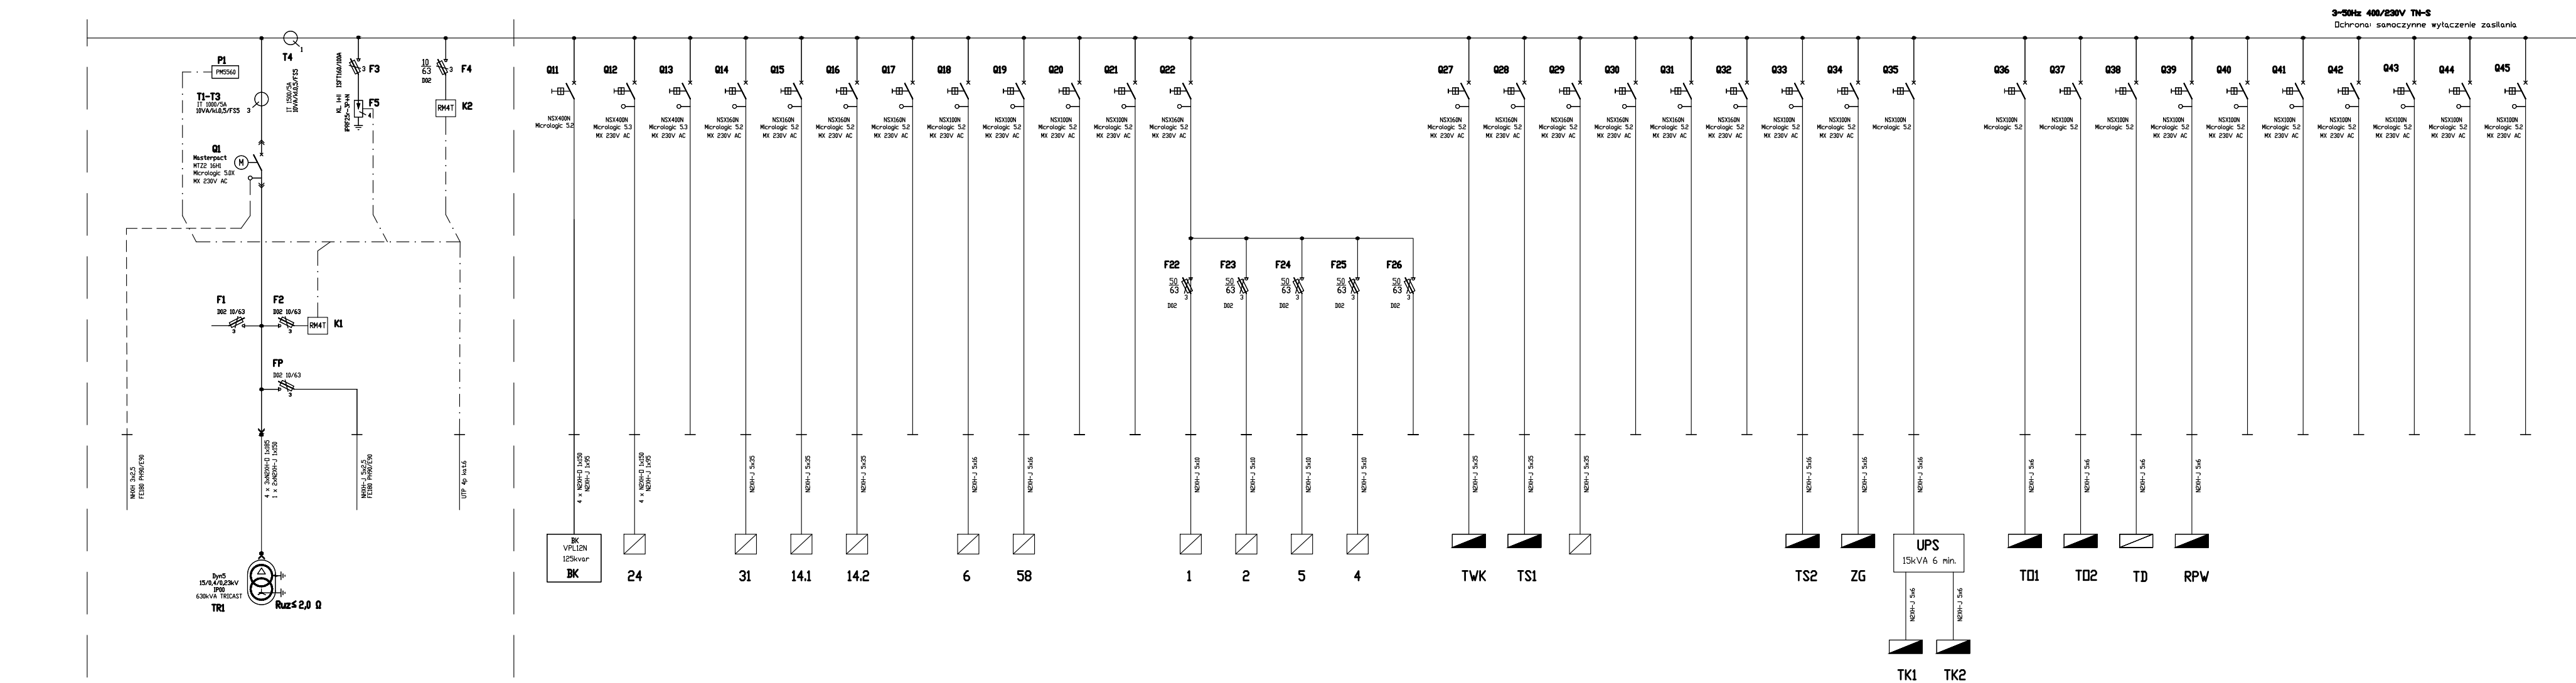


RGNN

[illegible]

Dane sieci:
 $S_{zw} = 10,5 \text{ MVA}$
 $I_p = 15,2 \text{ kA}$

Dane rozdzielnic
Uniz = 660V
Unr = 400V
IP 31
szyny zbiorcze
In = 1600A
IIs = 50kA

LEGENDA

	ROZDZIELNICA WŁ. NIEJASZCZEGO OPRACOWANIA
	ROZDZIELNICA POZA ZAKRESEM NIEJASZCZEGO OPRACOWANIA
	URZĘDZENIA TECHNOLOGICZNE

1. Sygnał prądowy do urzędzenia kompensującego BK jest pobierany z przekładnika T1.4 – faza L2.
2. Należy zastosować UPS dla SZR, obwodów sterowania i wyłączenia ppoż.
3. Wyzwalacz wzrostowy w polu zasilającym zastosować w wyłączeniu wyłącznikiem WPOŻ.
4. Wyłączniki należy wyposażać w styki pomocnicze do odzworowania stanu położenia.
5. Wizualizację i nadzór stanu pracy wyłączników należy wykonać w systemie ION.
6. W rozdzielnicach przewidziano 30% odpływów rezerwowych wg wytycznych AGH.
7. Wyprowadzenie kabli zasilających i odpływowych do góry.
8. Należy przewidzieć miejsce pod zabudowę baterii kondensatorów, dobór i zabudowa baterii nastąpi po uruchomieniu obiektu i dokonaniu pomiarów.

INWESTOR	AKADEMIA GÓRNICZO - HUTNICZA IM. STANISŁAWA STASZCJA W KRAKOWIE AL. MICKIEWICZA 30, 30-059 KRAKÓW, TEL. (12) 6173386
PROJEKTANT	 APA CZECH DULIŃSKI WRÓBEL AGENCJA PROJEKTOWA "ARCHITEKTURA" SP. Z O. O. UL. WRÓBLEWSKIEGO 3/2, 31-148 KRAKÓW, TEL. (12) 63310960
PODWYKONAWCA	EL-BIM Sp. z o.o. UL. TURYSTYCZNA 6/29, 31-213 KRAKÓW, TEL. 603 637 508, 603 637 560
TEMAT	BUDOWA BUDYNKU STUDENCKIEGO CENTRUM KONSTRUKCYJNEGO AGH W KRAKOWIE WRAZ Z MIEJSCAMI POSTOJOJOWYMI, UKŁADEM KOMUNIKACYJNYM ORAZ WBUDOWANĄ STACJĄ TRANSFORMATOROWĄ, NA DZIAŁKACH: CZ. DZIAŁKI 653/44, CZ. DZIAŁKI 653/54, CZ. DZIAŁKI 653/59, OBR. 0004, J. EWIDENCYJNA KROWODRZA

FAZA				PROJEKT BUDOWLANY			
BRANŻA				INSTALACJE ELEKTRYCZNE I SŁABOPRĄDOWE			
BRANŻA SZCZEGÓŁOWA							
PROJEKTANCI mgr inż. Jan Wachocki				UPRAWNIENIA/SPECJALNOŚĆ 120/97 SPEC. ELEKTR.		DATA 04.21	
WSPÓŁPRACA						04.21	
SPRAWDZAJĄCY mgr inż. Bożena Paluchowska 324/81				SPEC. ELEKTR.		04.21	
TEMAT RYSUNKU RGNN. ROZDZIELNICA GŁÓWNA 0,4kV SCHEMAT IDEOWY							
SK		FAZA		BRANŻA		NR RYSUNKU	
SCK/PB/E						03	
DATA KWIECIEŃ 2021						SKALA 1:100	