


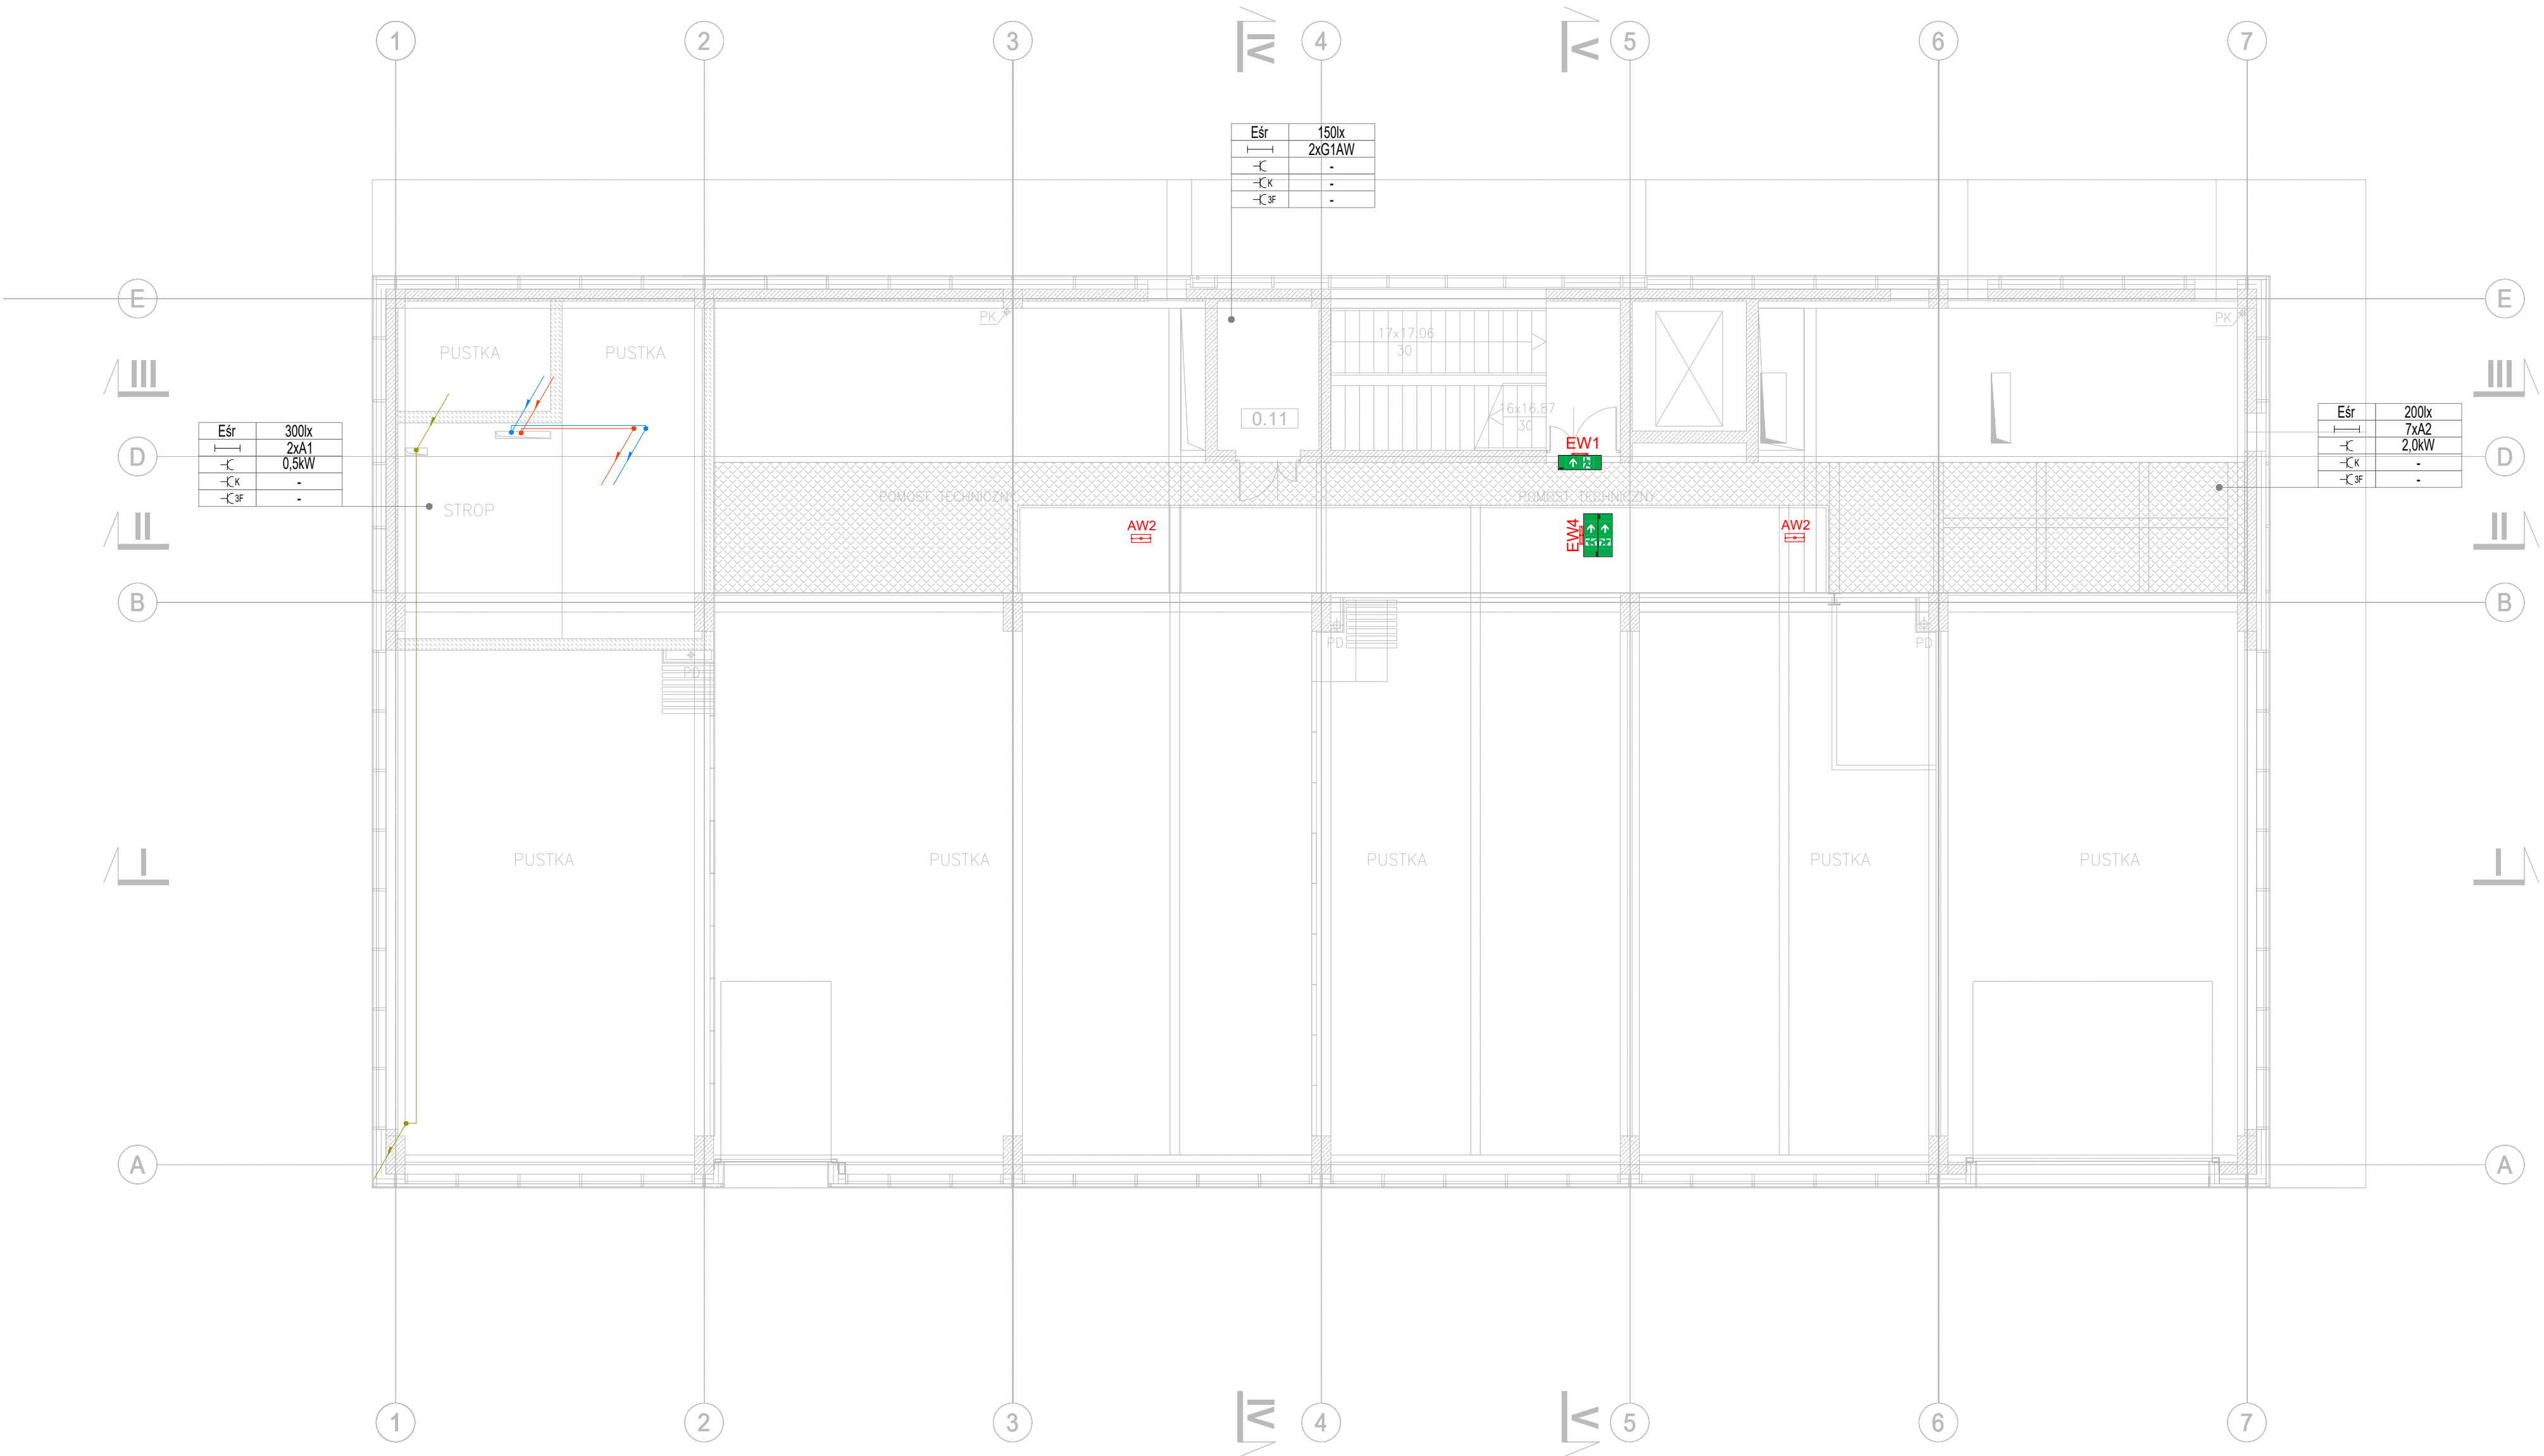

LEGENDA

- GŁÓWNE POZIOME TRASY INSTALACJI ELEKTRYCZNYCH
- GŁÓWNE POZIOME TRASY INSTALACJI SŁABOPRĄDOWYCH
- GŁÓWNE POZIOME TRASY ZASILANIA URZĄDZEŃ OCHRONY POŻAROWEJ BUDYNKU
- GŁÓWNE PIONOWE TRASY INSTALACJI ELEKTRYCZNYCH
- GŁÓWNE PIONOWE TRASY INSTALACJI SŁABOPRĄDOWYCH
- GŁÓWNE PIONOWE TRASY ZASILANIA URZĄDZEŃ OCHRONY POŻAROWEJ BUDYNKU
- ZESPÓŁ TABLIC ROZDZIELCZYCH I URZĄDZEŃ SŁABOPRĄDOWYCH
- TABLICE ROZDZIELCZE ELEKTRYCZNA
- TRANSFORMATOR 15/04 kV 630 (1000) KVA
- ROZDZIELNICA ŚREDNIEGO NAPIĘCIA
- ROZDZIELNIA GŁÓWNA NISKIEGO NAPIĘCIA
- ROZDZIELNICA WENTYLACJI I KLIMATYZACJI

- TABLICA ROZDZIELCZA DŹWIGOWA
- TABLICA POTRZEB WŁASNYCH
- TABLICA LICZNIKOWA
- TABLICA ROZDZIELCZA WĘZŁA CIEPLNEGO
- PRZYCIŚK PRZECIWPOŻAROWEGO WYŁĄCZNIKA POŻAROWEGO
- CENTRAŁKA KLAP DYMOWYCH

- ZWÓD POZIOMY INSTALACJI ODGROMOWEJ DRUT Fe-Zn fi 8mm
- PRZEWÓD ODPROWADZAJĄCY INSTALACJI ODGROMOWEJ Fe-Zn fi 8mm PROWADZONY W ŚCIANACH KONSTRUKCYJNYCH

Esr	500lx	Średnie natężenie oświetlenia [lx]
1	8x1	Ilość i typ opraw oświetlenia podstawowego
-C	3.0kW	Moc odbiorników 1-fazowych [kW]
-Ck	2.4kW	Moc odbiorników gniazd komputerowych [kW]
-C3F	5.0kW	Moc odbiorników 3-fazowych [kW]

ZNAKI WSKAZUJĄCE KIERUNKI EWAKUACJI



OPRAWY OŚWIETLENIA OGÓLNEGO

- A1 - LED840 46W IP66 DIM DALI, montaż zwieszany
- A2 - LED840 30W IP66 OPALM DIM DALI, montaż zwieszany
- C1 - LED840 16W IP20, montaż dostropowy
- D1 - LED840 16W IP44, montaż dostropowy
- D2 - LED840 24W IP44, montaż dostropowy
- F1 - LED840 35W DIM DALI, montaż dostropowy
- F2 - LED840 40W DIM DALI, montaż dostropowy
- F3 - LED840 41W, montaż dostropowy
- T1 - LED840 20W DALI, montaż nastropowy
- T2 - LED840 30W DIM DALI, montaż nastropowy
- T3 - LED840 45W DIM DALI, montaż nastropowy

- OPRAWY OŚWIETLENIA PODSTAWOWEGO Z MODUŁEM AWARYJNYM
- G1AW - LED840 49W + MODUŁ AW, montaż nastropowy
- D2AW - LED 840 24W IP44 + MODUŁ AW, montaż dostropowy

OPRAWY OŚWIETLENIA AWARYJNEGO

- AW1.1 - LED 1x3 1h IP65, montaż nastropowy
- AW1.2 - LED 1x3 3h IP65, montaż nastropowy
- AW2 - LED 1x1 T 1h IP65, montaż nastropowy
- AW3 - LED 1x2 1h, montaż dostropowy
- AW4 - LED 1x2 1h, montaż dostropowy
- AW5 - LED 1x2 1h, montaż dostropowy
- EW1 - LED 1,2 1h IP20, montaż naścienny
- EW2 - LED 1,2 1h IP20, montaż nastropowy
- EW3 - LED 1,2 1h IP65, montaż naścienny
- EW4 - LED 1,2 1h IP20, montaż nastropowy
- OP20N - LED 1,2 1h IP65, montaż naścienny

INWESTOR	AKADEMIA GÓRNICZO - HUTNICZA IM. STANISŁAWA STASZICA W KRAKOWIE AL. MICKIEWICZA 30, 30-059 KRAKÓW, TEL. (12) 6173366		
PROJEKTANT	APA CZECH DULIŃSKI WRÓBEL AGENCJA PROJEKTOWA "ARCHITEKTURA" SP. Z O. O. UL. WRÓBLEWSKIEGO 3/2, 31-148 KRAKÓW, TEL. (12) 6310960		
PODWOYNOWICA	EL-BIM Sp. z o.o. UL. TURYSTYCZNA 6/25, 31-213 KRAKÓW, TEL. 603 637 508, 603 637 560		
TEMAT	BUDOWA BUDYNKU STUDENCKIEGO CENTRUM KONSTRUKCYJNEGO AGH W KRAKOWIE WRAZ Z MIEJSCAMI POSTOJOWYMI, UKŁADEM KOMUNIKACYJNYM ORAZ WBUDOWANĄ STACJĄ TRANSFORMATOROWĄ, NA DZIAŁKACH: CZ. DZIAŁKI 653/44, CZ. DZIAŁKI 653/54, CZ. DZIAŁKI 653/59, OBR. 0004, J. EWIDENCYJNA KROWODRZA		
FAZA	PROJEKT BUDOWLANY		
BRANŻA	INSTALACJE ELEKTRYCZNE I SŁABOPRĄDOWE		
BRANŻA SZCZEGÓŁOWA			
PROJEKTANT	mgr inż. Jan Wachocki	UPRAWNIENIA/SPECJALNOŚĆ	120/97 SPEC. ELEKTR.
DATA	04.21		
WSPÓŁPRACA			04.21
SPRAWDZAJĄCY	mgr inż. Bożena Paluchowska	324/81 SPEC. ELEKTR.	04.21
TEMAT RYSUNKU	ANTRESOLA. PLAN INSTALACJI ELEKTRYCZNYCH I SŁABOPRĄDOWYCH		
SK	FAZA	BRANŻA	NR. RYSUNKU
SCK/PB/E			05
DATA	KWIECIEŃ 2021		SKALA 1:100