



Mapa opracowana na podstawie danych numerycznej mapy zasadniczej, numerycznej mapy ewidencji gruntów i budynków oraz pomiaru uzupełniającego.

Nie wyklucza się istnienia w terenie innych nie wykazanych na niniejszej mapie urządzeń podziemnych, które nie były zgłoszone do inwentaryzacji powykonawczej.
Mapa zawiera projekty uzbrojenia terenu uzgodnione w ZUDP.
ident.zgłoszenia prac GD-13.6640.865.2021

Nr ks.rob.: 006/2021

MAPA DO CELÓW PROJEKTOWYCH

SKALA 1:500
woj. małopolskie
m. KRAKÓW

SEKCJA : 7.125.11.07.1.3

126102_9.0004, Krowodrza
Nr ident. jedn. Nr obrębu Nazwa jedn. ewid.

PRZEDMIOT AKTUALIZACJI:
Teren kampusu AGH przy ul.Kawiory 40
działki: 653/44,653/59.

Układ współrz. : "2000"
Układ wysokości: PL-EVRF2007-NH

OŚWIADCZENIE WYKONAWCY PRAC

Oświadczam, że niniejsza mapa została opracowana w wyniku prac geodezyjnych objętych zgłoszeniem w Głównym Ośrodku Dokumentacji Geodezyjnej i Kartograficznej w Krakowie pod numerem:

GD-13.6640.865.2021

Wykonawca prac:
Usługi Geodezyjne POMIAR Jacek Chyła

kierownik prac:
mgr inż. Jacek Chyła, uprawnienia zawodowe nr 9738

W dniu 2021-02-18 operat techniczny uzyskał pozytywny wynik weryfikacji i został przyjęty do P.Z.G.iK pod numerem:

P.1261.2021.1461

Jestem świadomy odpowiedzialności karnej za złożenie fałszywego oświadczenia.

Niniejsze oświadczenie jest równoważne z uwierzytelnieniem dokumentów opracowanych na podstawie wykonanych prac geodezyjnych na potrzeby postępowań administracyjnych, postępowań sądowych lub czynności cywilnoprawnych.
Prawo Geodezyjne i Kartograficzne z 17 maja 1989r. z p.zm. D.U.2020r. poz.2052 z 19 listopada 2020: Art.12b. ust.5a,5b,5c
Kraków dnia 2021-02-18.


Usługi Geodezyjne
POMIAR Jacek Chyła
30-624 Kraków, ul. Malborska 110
REGON: 121262203 NIP: 6791951308
tel: +48 605245165 e-mail: pomiar@gmail.com

Nr robót: 006/2021
DATA: 18. LUT. 2021

GEODETA UPRAWNIONY
Nr upr. zaw. 9738
mgr inż. Jacek Chyła

GEODETA UPRAWNIONY
Nr upr. zaw. 9738
mgr inż. Jacek Chyła

LEGENDA	
SN	ENERGETYKA-PRZYŁĄCZE PROJEKTOWANE 2 LINIE KABLOWE SN
SN	KANALIZACJA KABLOWA SN - STUDNIA KABLOWA DO BUDYNKU WPROWADZIĆ 4 RURY Ø 160
II	TELETECHNIKA - PRZYŁĄCZE PROJEKTOWANA KANALIZACJA KABLOWA 1- OTWOROWA Ø 100
nN	KANALIZACJA KABLOWA NN - STUDNIA KABLOWA DO BUDYNKU WPROWADZIĆ 6 RUR Ø 160
PM	LINIA KABLOWA ZASILAJĄCA POMPOWNIĘ WÓD OPADOWYCH
●	OPRAWY OŚWIETLENIA TERENU MONTOWANE NA SŁUPACH STAŁOWYCH OCYNKOWANYCH
□Z	PROJEKTOWANA LINIA KABLOWA NN YKY20 5x6 UKŁADANA W RURZE OCHRONIEJ
A	OPRAWY OŚWIETLENIA TERENU LED MONTOWANE NA SŁUPACH STAŁOWYCH OCYNKOWANYCH O WYSOKOŚCI 1.5m
C	OPRAWY OŚWIETLENIA TERENU LED MONTOWANE NA SŁUPACH STAŁOWYCH OCYNKOWANYCH O WYSOKOŚCI 4,5m

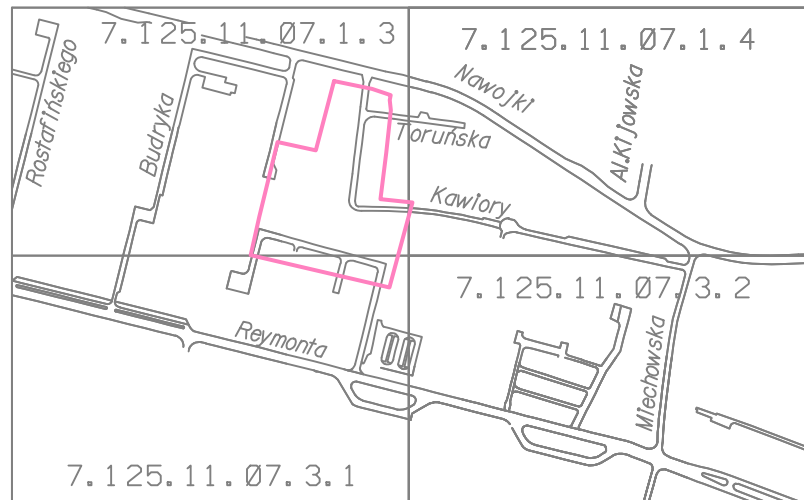

LEGENDA	
	projektowany budynek
	budynki istniejące
	budynki do wyburzenia wg odrębnego opracowania
	wejście główne do budynku
	wjazd
	projektowany budynek
	plac manewrowy
	wjazd
	parking
	miejsce gromadzenia odpadów
	chodniki projektowane
	place projektowane
	zielen niska - trawniki, pow. biologicznie czynna
	miejsca parkingowe
	granica opracowania
	granica decyzji ULICP nr AU-2/6733/59/2021
	nieprzekraczalna linia zabud.
	demontaże infrastruktury istn.
	demontaże istn. ogrodzenia
	drzewa do likwidacji
	istniejące ogrodzenie
	projektowane ogrodzenie
	granice działek
	istniejący hydrant zewn.
	granica obszaru oddziaływania obiektu
INSTALACJE POZABUDYNKOWE PROJEKTOWANE	
	linie kablowe zasilania energ.
	linia oświetlenia zewn.
	elementy oświētł. zewn.
INSTALACJE POZABUDYNKOWE I PRZYŁĄCZA WG ODRĘBNYCH OPRACOWAŃ	
	przyłącze wodociągowe - wg odrębnego opracowania
	przyłącze ciepłownicze - wg odrębnego opracowania
	zewnętrzna instalacja kanalizacji ogólnospławnej - wg odrębnego opracowania
±0.00 = 204.30	
INWESTOR AKADEMIA GÓRNICZO - HUTNICZA IM. STANISŁAWA STASZICA W KRAKOWIE AL. MICKIEWICZA 30, 30-059 KRAKÓW, TEL. (12) 6173366	
PROJEKTANT APA CZECH DULIŃSKI WRÓBEL AGENCJA PROJEKTOWA "ARCHITEKTURA" SP. Z O.O. UL. WRÓBLEWSKIEGO 3/2, 31-148 KRAKÓW, TEL. (12) 6310960	
PODWYKONAWCA EL-BIM Sp. z o.o. UL. TURYSTYCZNA 6/29, 31-213 KRAKÓW, TEL. 603 637 508, 603 637 560	
TEMAT BUDOWA BUDYNKU STUDENCKIEGO CENTRUM KONSTRUKCYJNEGO AGH W KRAKOWIE WRAZ Z MIEJSCAMI POSTOJOWYMI, UKŁADEM KOMUNIKACYJNYM ORAZ WBUDOWANĄ STACJĄ TRANSFORMATOROWĄ, NA DZIAŁKACH: CZ. DZIAŁKI 653/44, CZ. DZIAŁKI 653/54, CZ. DZIAŁKI 653/59, OBR. 0004, J. EWIDENCYJNA KROWODRZA	
FAZA PROJEKT BUDOWLANY	
BRANŻA INSTALACJE ELEKTRYCZNE I SŁABOPRĄDOWE	
BRANŻA SZCZEGÓŁOWA	
PROJEKTANCI mgr inż. Jan Wachacki	UPRAWNIENIA/SPECJALNOŚĆ 120/97 SPEC. ELEKTR.
WSPÓŁPRACA	DATA 04.21
SPRAWDZAJĄCY mgr inż. Bożena Paluchowska	324/81 SPEC. ELEKTR.
TEMAT RYSUNKU PLAN SYTUACYJNY	DATA KWIECIEŃ 2021
SK	FAZA
BRANŻA	NR RYSUNKU
SKC/PB/E	
08	
SKALA 1:500	