


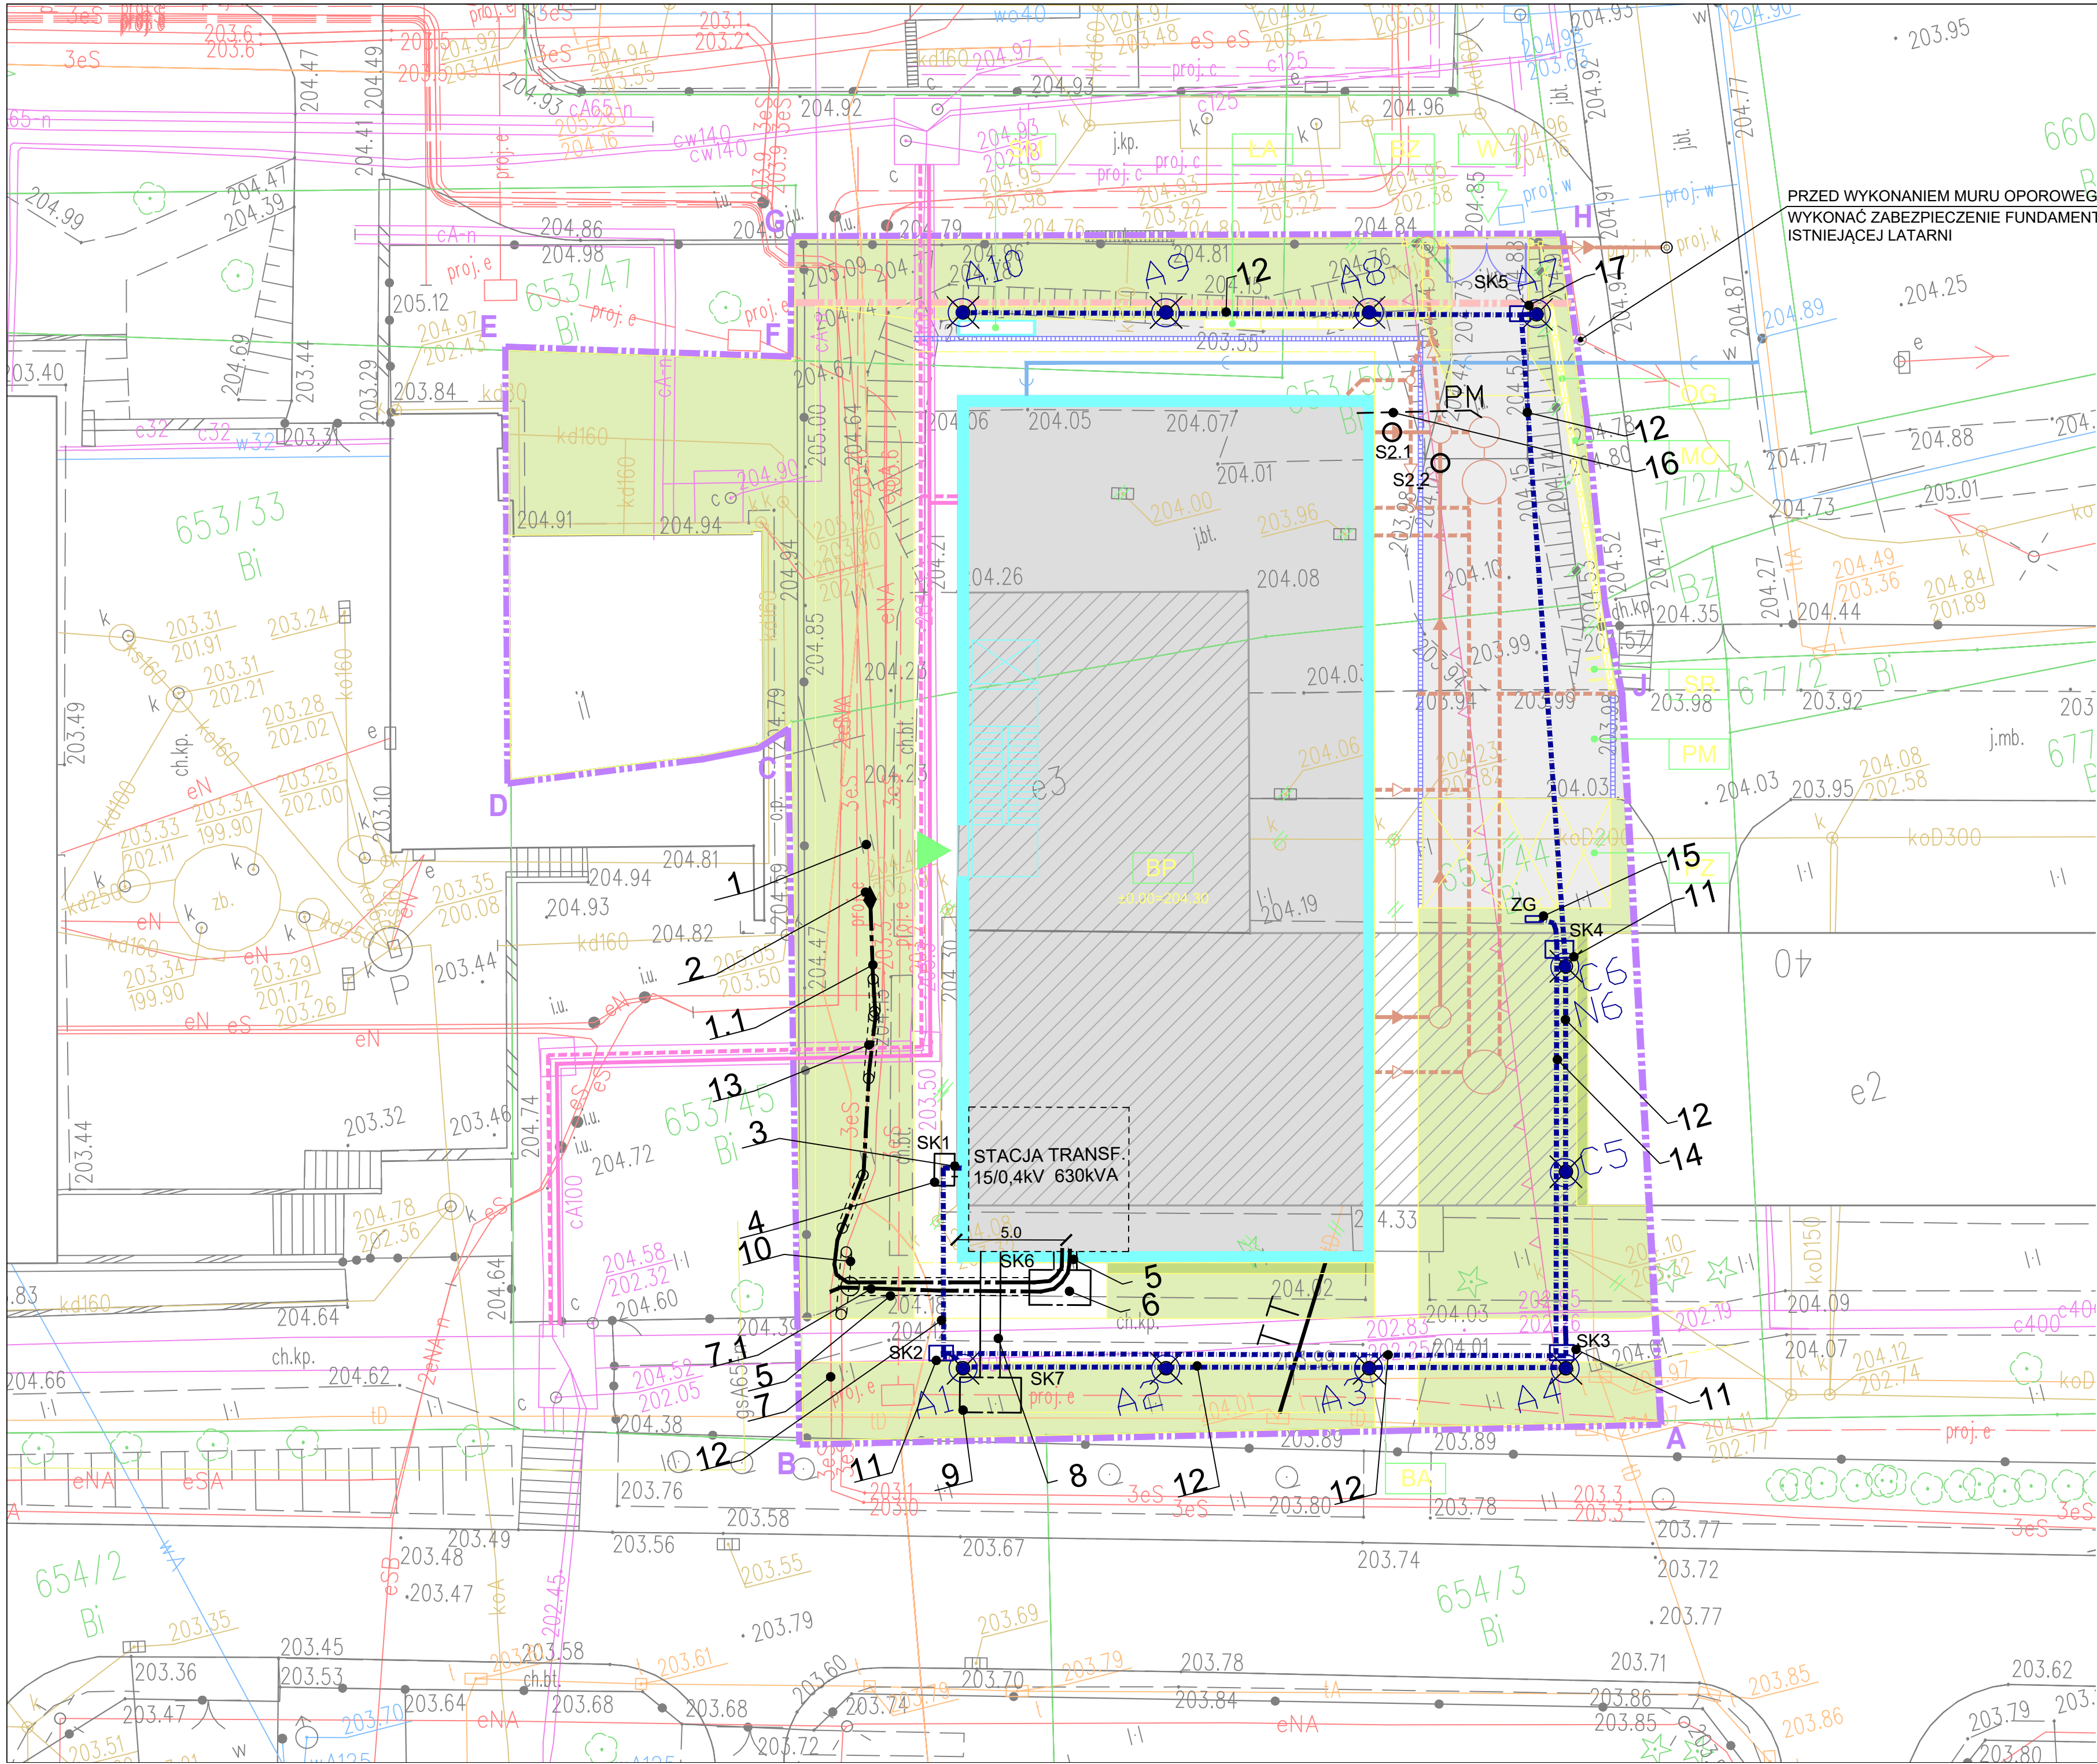

Nie wyklucza się istnienia w terenie innych nie wykazanych na niniejszej mapie urządzeń podziemnych, które nie były zgłoszone do inwentaryzacji powykonawczej.
Mapa zawiera projekty uzbrojenia terenu uzgodnione w ZUDP.
Ident.zgłoszenia prac GD-13.6640.865.2021

Nr ks.rob.: 006/2021

MAPA DO CELÓW PROJEKTOWYCH		
SKALA 1:500 woj. małopolskie m. KRAKÓW	SEKCJA : 7.125.11.07.1.3	OŚWIADCZENIE WYKONAWCY PRAC Oświadczam, że niniejsza mapa została opracowana w wyniku prac geodezyjnych objętych zgłoszeniem w Głównym Ośrodku Dokumentacji Geodezyjnej i Kartograficznej w Krakowie pod numerem:
126102-9.0004, Krowodrza Nr ident. jedn. Nr obrębu Nazwa jedn. ewid.		Wykonawca prac: Usługi Geodezyjne POMIAR Jacek Chyła Kierownik prac: mgr inż. Jacek Chyła, uprawnienia zawodowe nr 9738 W dniu 2021-02-18 operat techniczny uzyskał pozytywny wynik weryfikacji i został przyjęty do P.Z.G.K pod numerem:
PRZEDMIOT AKTUALIZACJI: Teren kampusu AGH przy ul.Kawiory 40 działki: 653/44,653/59.		Jestem świadomy odpowiedzialności karnej za złożenie fałszywego oświadczenia. Niniejsze oświadczenie jest równoważne z uwierzytelnieniem dokumentów opracowanych na podstawie wykonanych prac geodezyjnych na potrzeby postępowań administracyjnych, postępowań sądowych lub czynności cywilnoprawnych. Prawo Geodezyjne i Kartograficzne z 17 maja 1989r. z p.zm. D.U.2020r. poz.2052 z 19 listopada 2020r Art.12b. ust.5a,5b,5c Kraków dnia 2021-02-18.
Układ współrz. : "2000" Układ wysokości: PL-EVRF2007-NH		

Mapa opracowana na podstawie danych numerycznej mapy zasadniczej, numerycznej mapy ewidencji gruntów i budynków oraz pomiaru uzupełniającego.

Usługi Geodezyjne
POMIAR Jacek Chyła
30-624 Kraków, ul. Malborska 110
REGON: 121262203 NIP: 6791951308
tel: +48 605245165 e-mail: pomiarc@gmail.com
Nr robót: 006/2021

DATA: 18. LUT. 2021

GEODETA UPRAWNIONY
Nr upr. zaw. 9738
mgr inż. Jacek Chyła

GEODETA UPRAWNIONY
Nr upr. zaw. 9738
mgr inż. Jacek Chyła

- LEGENDA
- SN ENERGETYKA-PRZYŁĄCZE
PROJEKTOWANE 2 LINIE KABLOWE SN
 - SK5 KANALIZACJA KABLOWA SN - STUDNIA KABLOWA DO BUDYNKU WPROWADZIĆ 6 RUR Ø 160
 - TT TELETECHNIKA - PRZYŁĄCZE
PROJEKTOWANA KANALIZACJA KABLOWA 1- OTWOROWA Ø 100
 - SK6 KANALIZACJA KABLOWA NN - STUDNIA KABLOWA DO BUDYNKU WPROWADZIĆ 4 RUR Ø 160
 - PM DO STUDIUM POMPOWNI WÓD OPADOWYCH 1 RURA Ø 110
 - OPRAWY OŚWIETLENIA TERENU MONTOWANE NA SŁUPACH STALOWYCH OCYNKOWANYCH
PROJEKTOWANA LINIE KABLOWA WG SCHEMATU KANALIZACJI KABLOWEJ
 - A1-A4 A7-A10 OPRAWY OŚWIETLENIA TERENU LED MONTOWANE NA SŁUPACH STALOWYCH OCYNKOWANYCH Ø WYS. 1.2m
 - C5-C6 OPRAWY OŚWIETLENIA TERENU LED MONTOWANE NA SŁUPACH STALOWYCH OCYNKOWANYCH Ø WYS. 4.5m
 - N6 NAŚWIETLACZ ZAMONTOWANY NA SŁUPIE Ø WYS. 4.5m WRĄZ Z OPRAWĄ C6

- LEGENDA
- ISTNIEJĄCY (NIECZYNNY) KABEL SN 3x1x240 RELACJI ST4462 (Z-11) - ST44050 (RS AGH 2)
 1. PROJEKTOWANY ODCINEK KABLA SN W001 3xXRJHAKXS 1x240Cu 50 12/20kV
 2. PROJEKTOWANA MUFA KABLOWA SN POLJ-24/1x120-240
 3. 4x RURA HDPE Ø75 GRUBOŚCIENNA GŁADKOŚCIENNA NIEBIESKA
 4. PROJEKTOWANA STUDNIA KABLOWA NN TYPU SK-2 (NR SK1)
 5. 4 x RURA RHDPEP Ø160 GRUBOŚCIENNA GŁADKOŚCIENNA CZERWONA
 6. PROJEKTOWANA STUDNIA KABLOWA SN SKMP-3 (NR SK6)
 7. ISTNIEJĄCY NIECZYNNY KABEL SN 3x1x240 RELACJI ST4462 (Z-11) - ST44050 (RS AGH 2)
 - 7.1. ODKOPANY ODCINEK ISTNIEJĄCEGO KABLA SN 3x1x240 Z ST4462 (Z-11) WPROWADZONY DO PROJ. STACJI TRAFO
 8. 6 x RURA HDPE Ø160 GRUBOŚCIENNA GŁADKOŚCIENNA NIEBIESKA
 9. PROJEKTOWANA STUDNIA KABLOWA NN SKMP-3 (NR SK7)
 10. PROJEKTOWANA RURA HDPE Ø160 DWUDZIELNA GŁADKOŚCIENNA CZERWONA
 11. PROJEKTOWANA STUDNIA KABLOWA SK-2 (NR SK2, SK3, SK4)
 12. W301, W302 LINIA KABLOWA OŚWIELENIOWA W KANALIZACJI WG SCHEMATU BLOKOWEGO KANALIZACJI
 13. RURA RHDPEP Ø160 GRUBOŚCIENNA GŁADKOŚCIENNA CZERWONA
 14. W206 LINIA KABLOWA ZASILAJĄCA ZŁĄCZE GOSPODARSTWA ZG
 15. WOLNOSTOJĄCE ZŁĄCZE KABLOWE ZG
 16. RURARZ Ø110 Z SZAFY ROZDZIELCZEJ PM DO STUDIUM WÓD OPADOWYCH ORAZ KABELE W504 I W605
 17. PROJEKTOWANA STUDNIA KABLOWA SK-1 Z POKRYWĄ TYPU CIĘŻKIEGO F4000 (NR SK5)

LEGENDA			
	projektowany budynek		
	budynki istniejące		
	budynki do wyburzenia wg odrębnego opracowania		
	wejście główne do budynku		
	wjazd		
	projektowany budynek		
	plac manewrowy		
	wjazd		
	parking		
	miejsce gromadzenia odpadów - wg zest. el. bud.		
	ławka parkowa - wg zest. el. bud.		
	brama zewnętrzna - wg zest. el. bud.		
	ogrodzenie - wg zest. el. bud.		
	mur oporowy - wg zest. el. bud.		
	stojaki na rowery - wg zest. el. bud.		
	słupki chodnikowe - wg zest. el. bud.		
	chodniki projektowane, kostka betonowa, kolor czarny		
	place, chodniki proj., kostka betonowa, kolor jasno szary		
	zieleń niska - trawniki,		
	winobluszcz trójkłapowy i pięciolistny przy ścianie bud.		
	fragment istn. zjazdu do demontażu, korekty i odtworzenia		
	miejsca parkingowe		
	granica opracowania		
	granica opracowania wg PNB		
	nieprzekraczalna linia zabud.		
	demontaże infrastruktury istn.		
	demontaże istn. ogrodzenia		
	drzewa do likwidacji		
	istniejące ogrodzenie		
	projektowane ogrodzenie		
	granice działek		
	istniejący hydrant zewn.		
INSTALACJE POZABUDYNKOWE PROJEKTOWANE			
	linie kablowe zasilania energ.		
	elementy oświetl. zewn.		
	studnia kablowa		
	złącze kablowe		
	kanalizacja teletechniczna		
	kanalizacja sanitarna		
	kanalizacja opadowa		
	kanalizacja ogólnospławn		
	odwodnienie liniowe		
PRZYŁĄCZA PROJEKTOWANE			
	przyłącze wodociągowe		
	przyłącze ciepłownicze		
	przyłącze kanalizacji ogólnospławnej		
±0.00 = 204.30			
INWESTOR	AKADEMIA GÓRNICZO - HUTNICZA IM. STANISŁAWA STASZICA W KRAKOWIE AL. MICKIEWICZA 30, 30-069 KRAKÓW, TEL. (12) 6173366		
PROJEKTANT	 APA CZECH DULIŃSKI WRÓBEL AGENCJA PROJEKTOWA "ARCHITEKTURA" SP. Z O.O. UL. WRÓBLEWSKIEGO 32, 31-148 KRAKÓW, TEL. (12) 6310980		
TEMAT	BUDOWA BUDYNKU STUDENCKIEGO CENTRUM KONSTRUKCYJNEGO AGH WRĄZ Z MIEJSCAMI POSTOJOWYMI, UKŁADEM KOMUNIKACYJNYM ORAZ WBUDOWANĄ STACJĄ TRANSFORMATOROWĄ NA CZĘŚCI DZIAŁEK NR 653/44, 653/54, 653/59 OSR. 4, JEDN. EWID. KROWODRZA, PRZY UL. KAWIORY W KRAKOWIE. KATEGORIA OBIEKTU: IX		
FAZA	PROJEKT WYKONAWCZY		
BRANŻA INSTALACJE ELEKTRYCZNE			
BRANŻA SZCZEGÓŁOWA			
PROJEKTANT mgr inż. Jan Wochacki	UPRAWNIENIA/SPECJALNOŚĆ 120/97 SPEC. ELEKTR.	DATA 07.21	
WSPÓŁPRACJA PROJEKTOWA			
SPRAWDZAJĄCY mgr inż. Bożena Paluchowska 324/81	SPEC. ELEKTR.	07.21	
TEMAT RYSUNKU PLAN SYTUACYJNY PLAN ZEWNĘTRZNYCH TRAS KABLOWYCH			
SK	FAZA	BRANŻA	NR RYSUNKU
SCK/PW/E			121
DATA LIPIEC 2021	SKALA 1:200		